

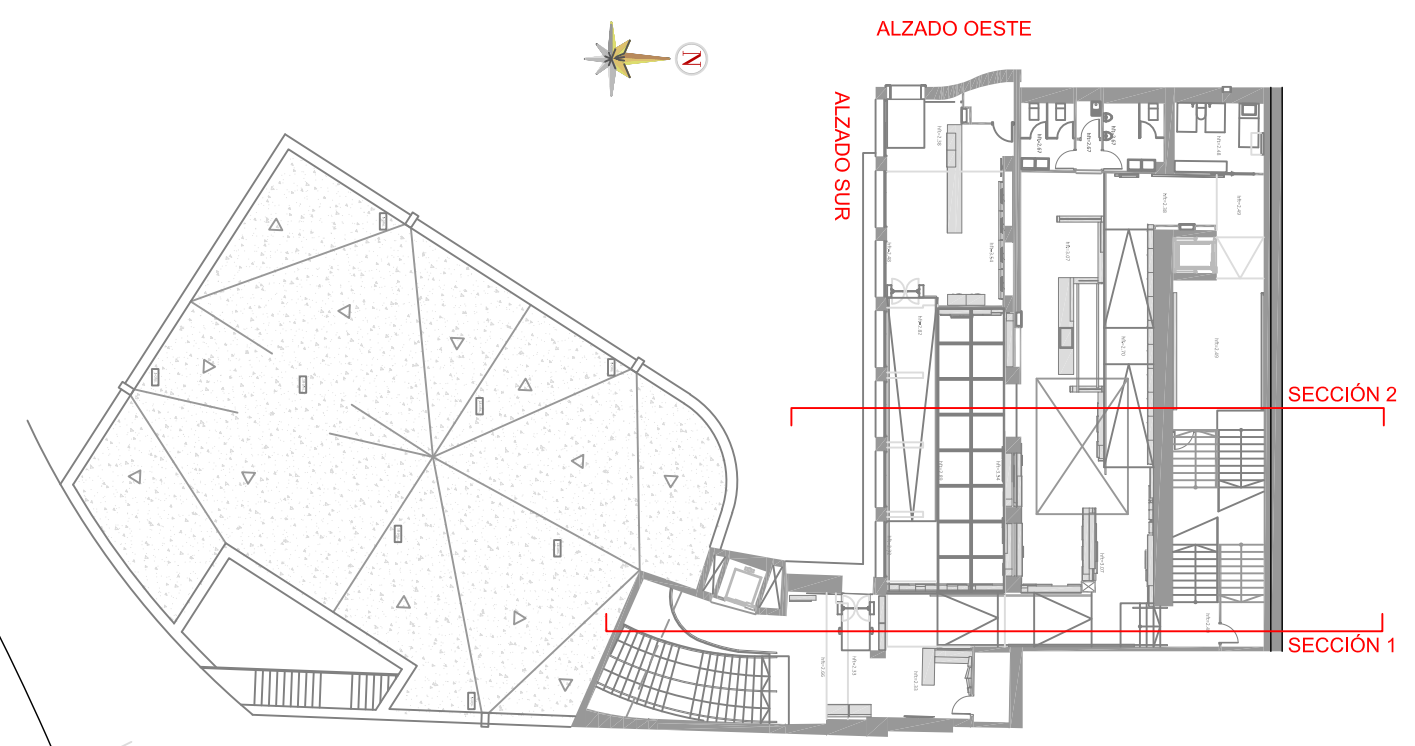


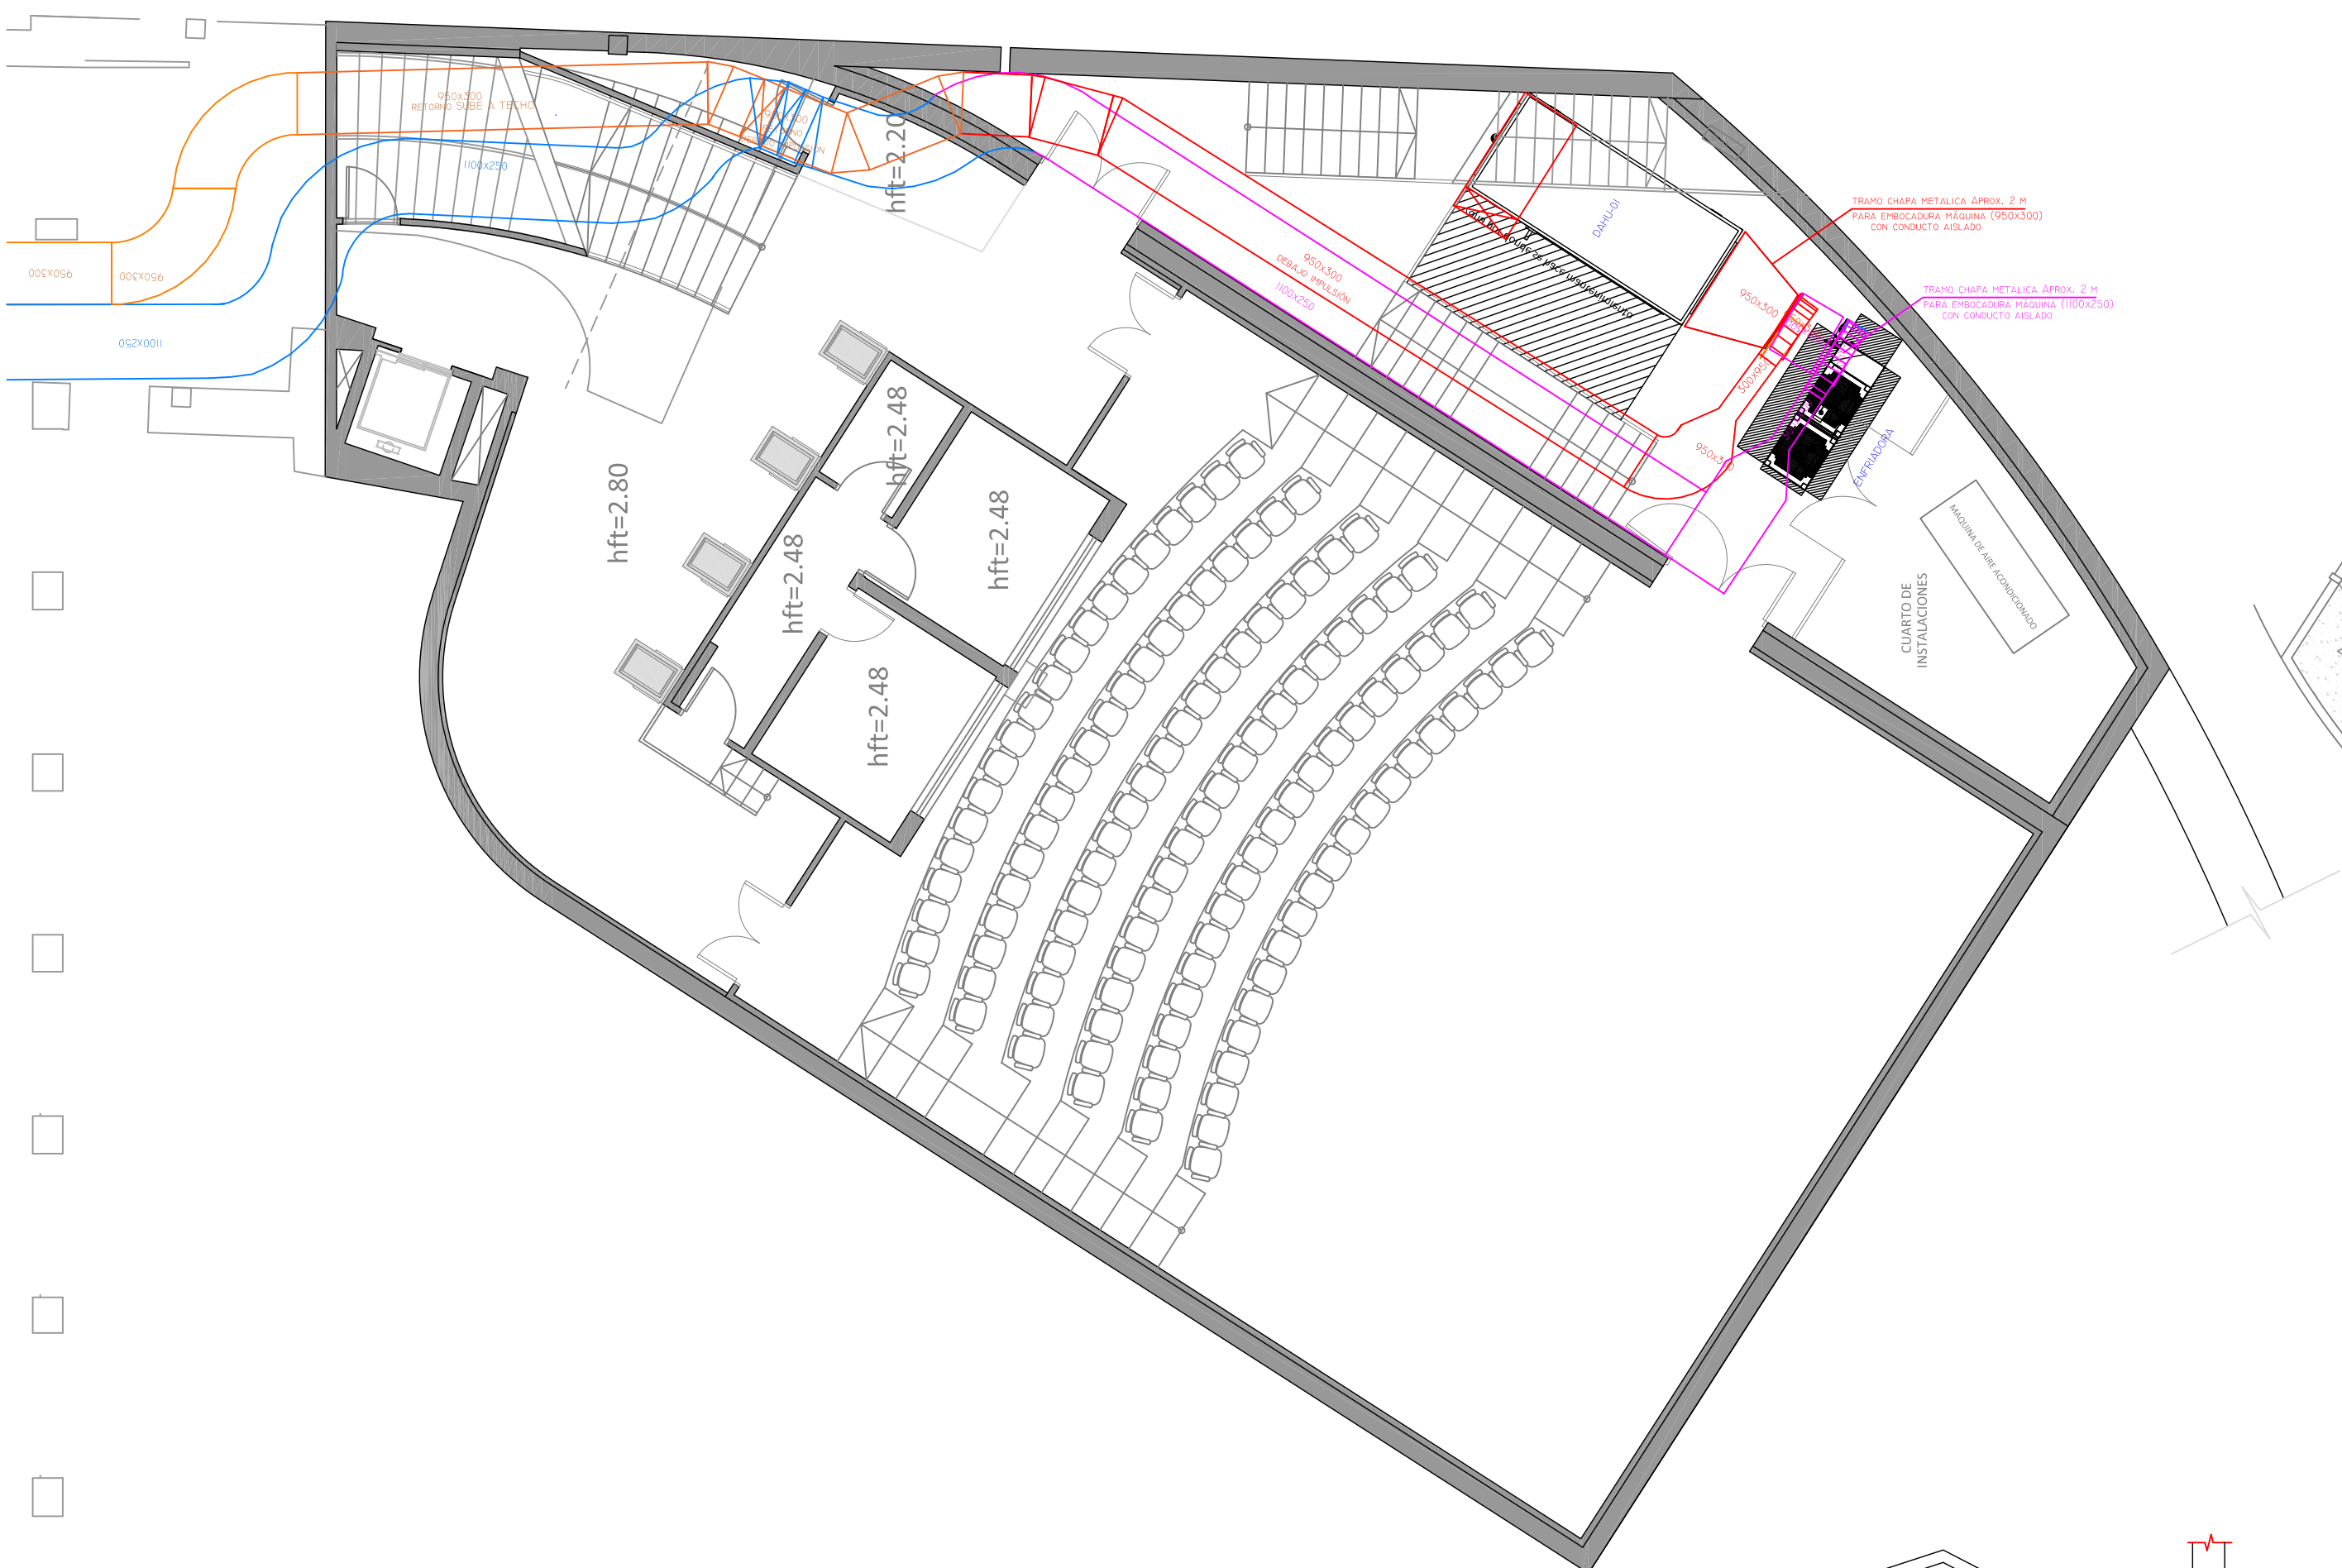

LEYENDA	
	DIFUSOR LINEAL IMPULSIÓN KFD-P-1000-4
	DIFUSOR LINEAL RETORNO POR PLENUM KFD-P-1000-4
	REJILLA IMPULSIÓN 20DH 600x150
	REJILLA RETORNO 20-45-H 1000x200
	REJILLA RETORNO 20-45-H 600x300
	CANALIZACIÓN IMPULSIÓN DESDE UNIDAD CLIMATIZACIÓN HASTA DIFUSORES LINEALES SIN AISLAMIENTO
	CANALIZACIÓN IMPULSIÓN DESDE UNIDAD CLIMATIZACIÓN HASTA DIFUSORES LINEALES CON AISLAMIENTO EXTERIOR
	CANALIZACIÓN RETORNO HASTA UNIDAD CLIMATIZACIÓN DESDE REJILLAS SIN AISLAMIENTO
	CANALIZACIÓN RETORNO HASTA UNIDAD CLIMATIZACIÓN DESDE REJILLAS CON AISLAMIENTO EXTERIOR
	CORTINA DE AIRE SODECA Mod. COM B150S-BA

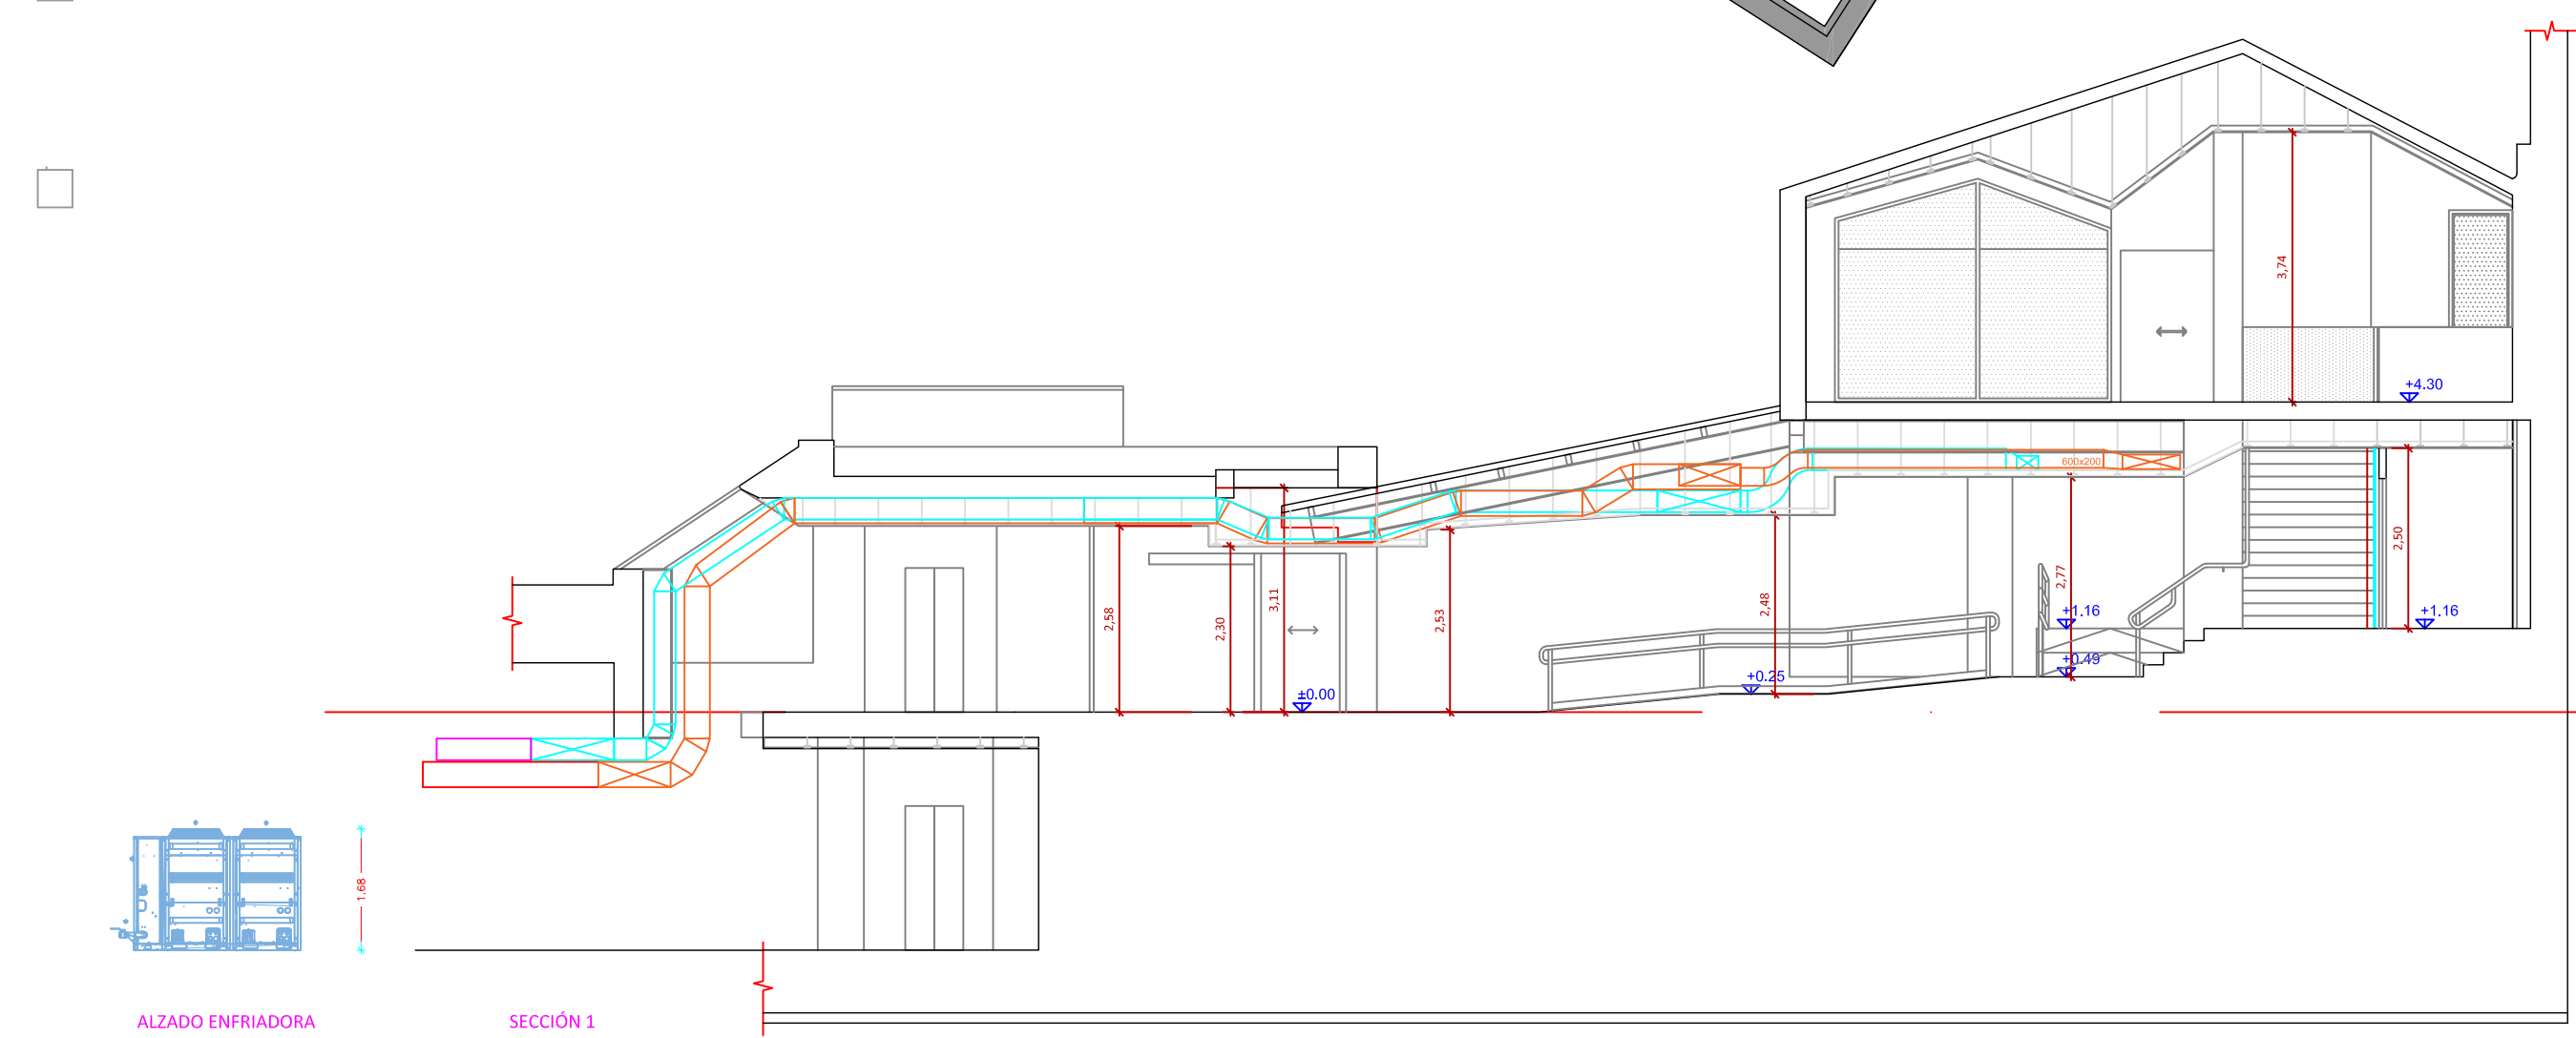

	PROYECTO MODIFICADO DE INSTALACIONES: DISEÑO Y EJECUCIÓN DE SISTEMAS INTERPRETATIVOS EN EL CENTRO DE VISITANTES "CAÑADA BLANCA"	
	SEPARATA: -	
PROMOTOR: 	SITUACIÓN: Carretera General TF-21 del P.N. del Teide, s/n	MUNICIPIO: Villa de La Orotava
	PLANO DE: DISTRIBUCIÓN DE LA INSTALACIÓN DE CLIMATIZACIÓN Y VENTILACIÓN EN PLANTA BAJA	MODIFICACIONES: -
		SUSTITUYE A: -
		FORMATO: DIN-A2
		ESCALA: 1:100