




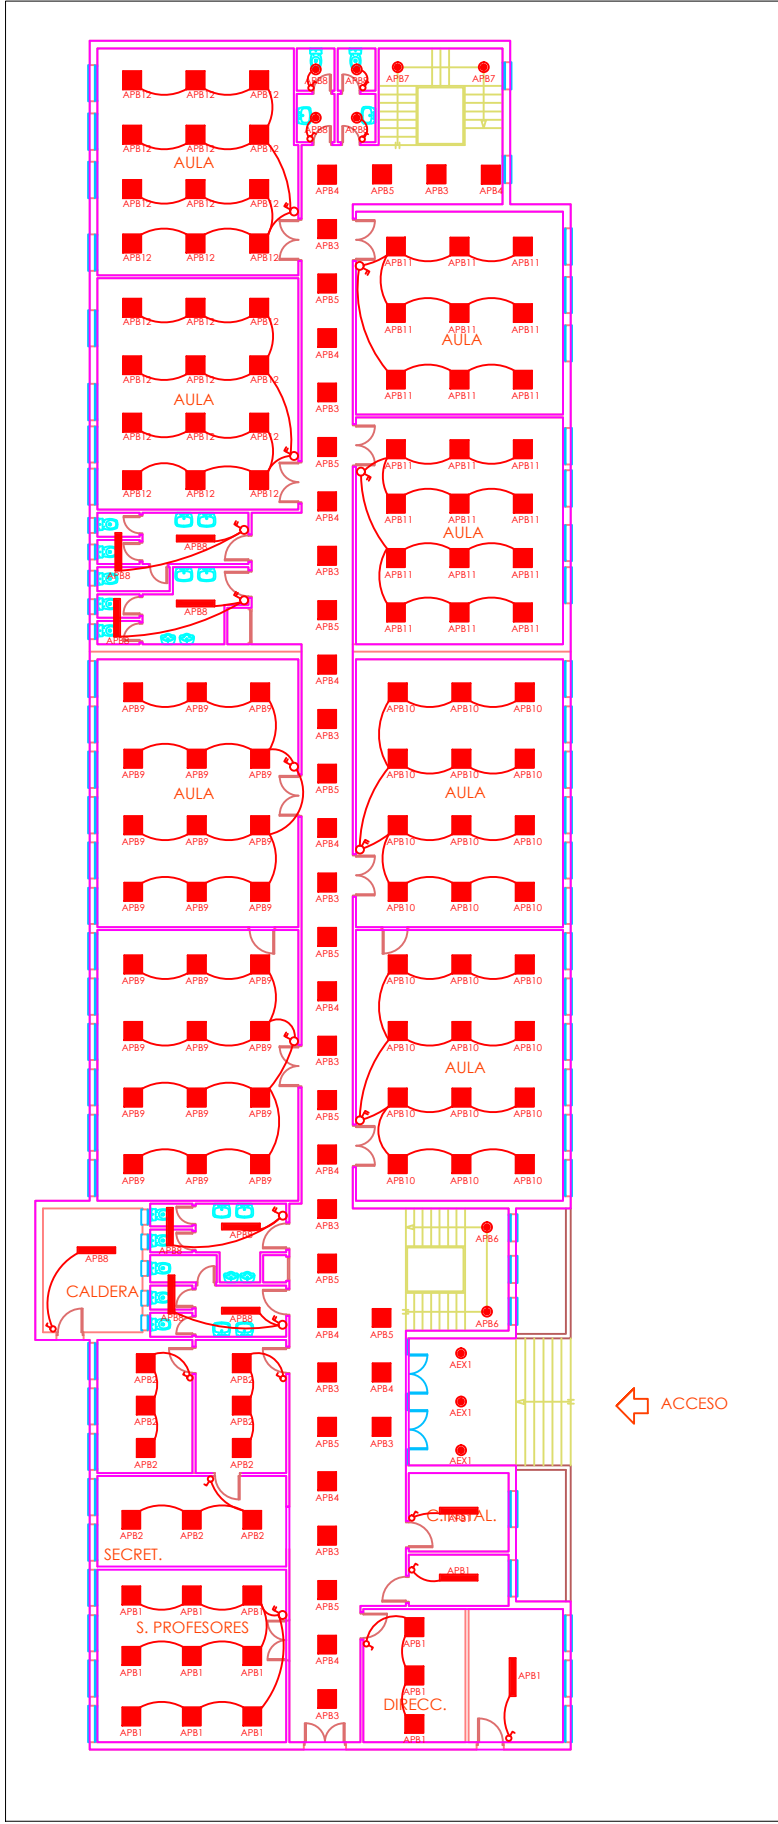

PLANTA BAJA

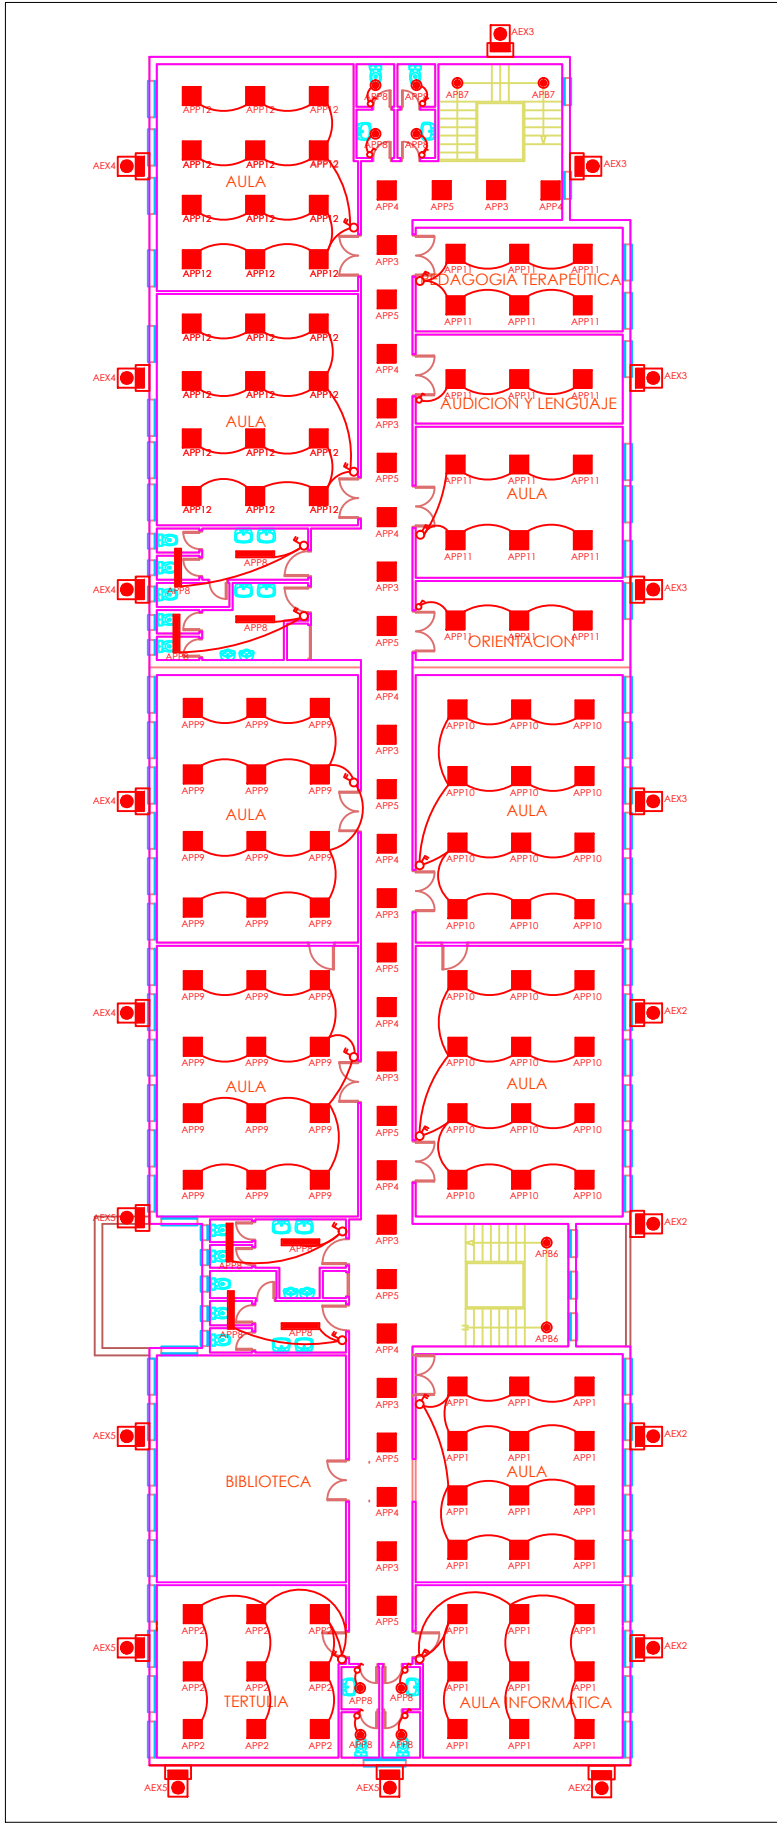

PLANTA PRIMERA

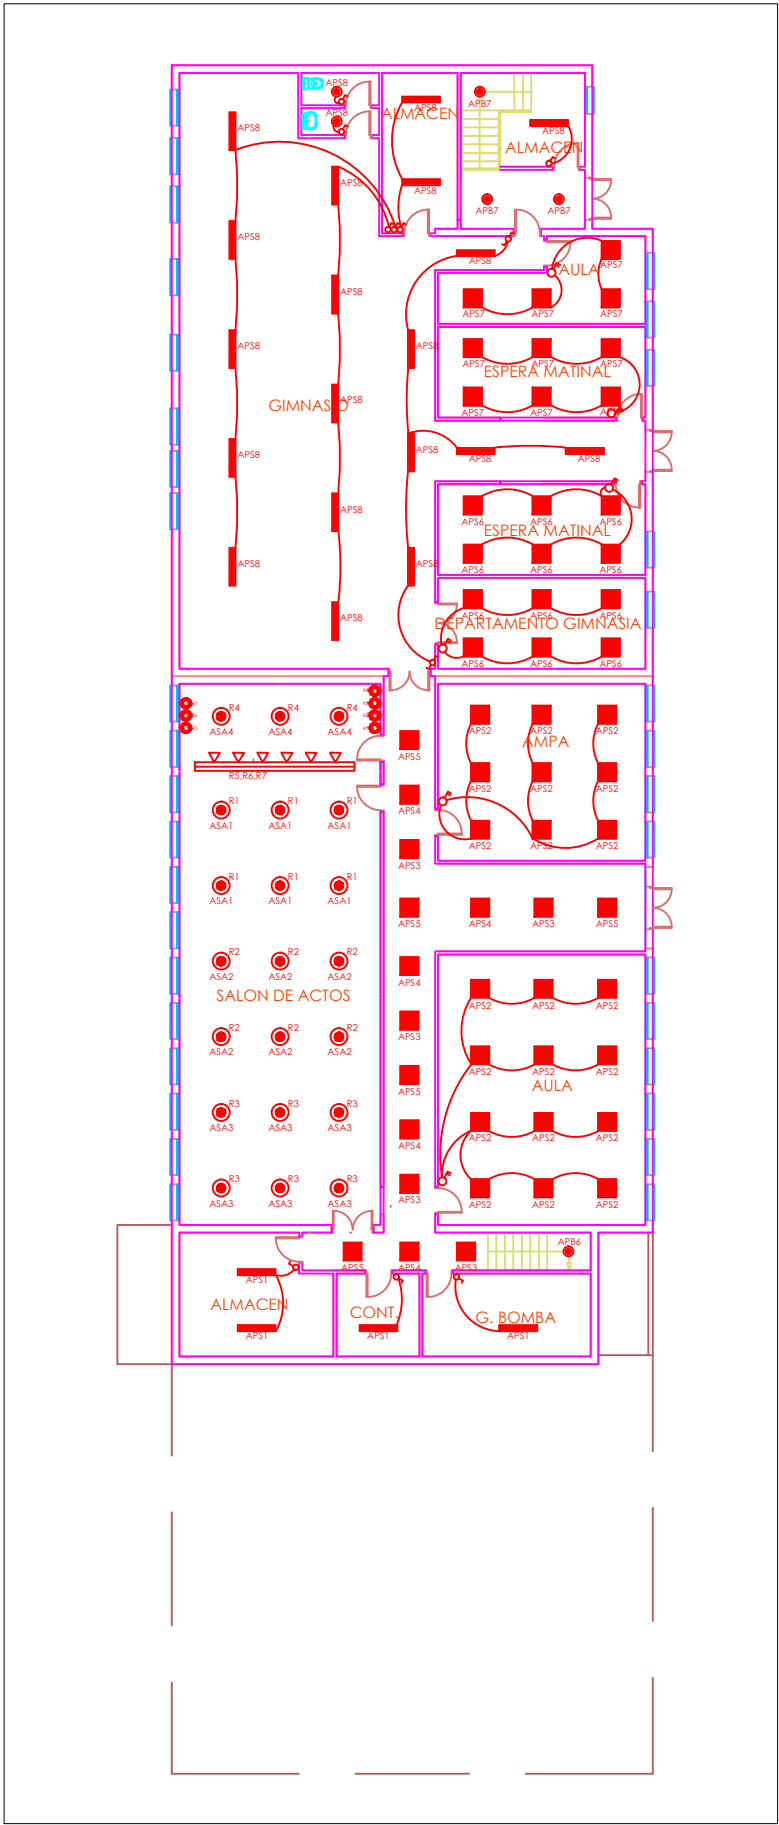


PLANTA SÓTANO


LEYENDA INSTALACIONES	
	PANEL LED DE INSTALACION SUPERFICIAL 30W 2700m 6000K
	DOWNLIGHT LED DE SUPERFICIE 15W 1350m 6000K
	DOWNLIGHT LED REGULABLE DE SUPERFICIE 22W 1700m 6000K
	PANTALLA LED ESTANCA IP65 20W 1600lm 6000K
	CARRIL ELECTRIFICADO TRIFASICO ESTANDAR NEGRO
	PROYECTOR LED PARA CARRIL ELECTRIFICADO TRIFASICO REGULABLE 20W 1500m 4500/3000K
	PROYECTOR LED EXTERIOR IP65 100W 8000lm 6000K
	MECANISMO INTERRUPTOR 10A CON MARCO Y TECILA SOBRE ZOCALO DE SUPERFICIE
	MECANISMO DOBLE INTERRUPTOR 10A CON MARCO Y TECILA SOBRE ZOCALO DE SUPERFICIE
	MECANISMO CONMUTADOR 10A CON MARCO Y TECILA SOBRE ZOCALO DE SUPERFICIE
	MECANISMO REGULADOR COMPATIBLE LED 10A CON MARCO Y TECILA SOBRE ZOCALO DE SUPERFICIE
	LUMINARIA EMERGENCIA LED DE SUPERFICIE NO PERMANENTE 210m 2h
	CUADRO ELECTRICO DE SUPERFICIE CON PUERTA OPACA Y CERRADURA
	CAJA 4MODULOS TIPO SIMON BOX CON 8 TOMAS DE CORRIENTE BLANCAS
	CAJA 3MOD. TIPO SIMON BOX CON 4 TC BLANCAS Y 2 RJ45 CAT5
	CAJA 3MOD. TIPO SIMON BOX CON 2 TC BLANCAS Y 1 RJ45 CAT5
	TOMA DE CORRIENTE TIPO SCHUKO 16A CON MARCO Y TAPA SOBRE ZOCALO DE SUPERFICIE
	TOMA DE CORRIENTE 25A 2P+T CON MARCO Y TAPA SOBRE ZOCALO DE SUPERFICIE
	TOMA DE CORRIENTE MURAL TIPO CETAC 32A 2P+T
	CUADRO EXTERIOR IP65 6TC Y PROTECCIONES
	CONJUNTO DE BANDEJAS LISA DE DISTRIBUCION 100X50 + 400X50 SUSPENDIDAS CON TAPA

CONSEJO ANDALUZ DE COLEGIOS DE INGENIEROS TÉCNICOS INDUSTRIALES	
COLEGIO DE CÁDIZ	
VISADO PROFESIONAL	
Colegiado N°: 1389	
JOSE MARTINEZ BUJEQUE	
FECHA: 12/06/2017	
VISADO N°: 3168 / 2017	


PROYECTO:		FECHA:	
PROYECTO DE INSTALACIÓN ELÉCTRICA EN CENTRO DE EDUCACION INFANTIL Y PRIMARIA SANTA AMELIA EN CRTA. LOMA LARGA 20, EN CEUTA		06/2017	
PLANO:		ESCALA:	
ILUMINACIÓN – EDIFICIO PRINCIPAL		1:250	
PROMOTOR:		PROYECTADO POR:	
CIUDAD AUTONOMA DE CEUTA		PLANO N°	
CIF: P1110100C		02	
		FDC: JOSE MARTINEZ BUJEQUE INGENIERO TEC. INDUSTRIAL 1389 COPITI CADIZ	

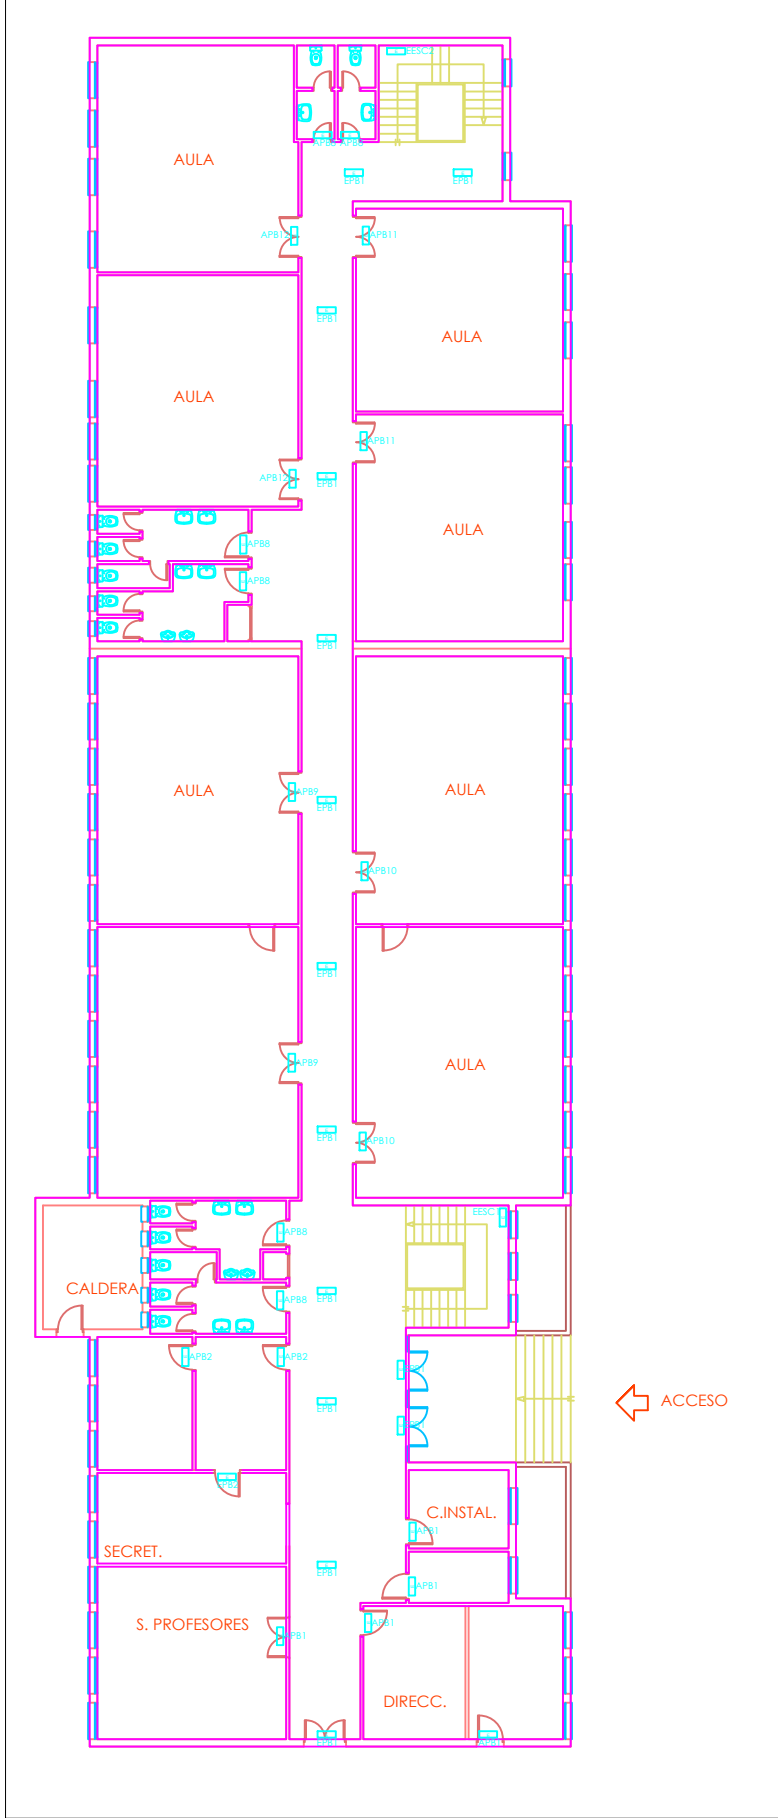

PLANTA BAJA

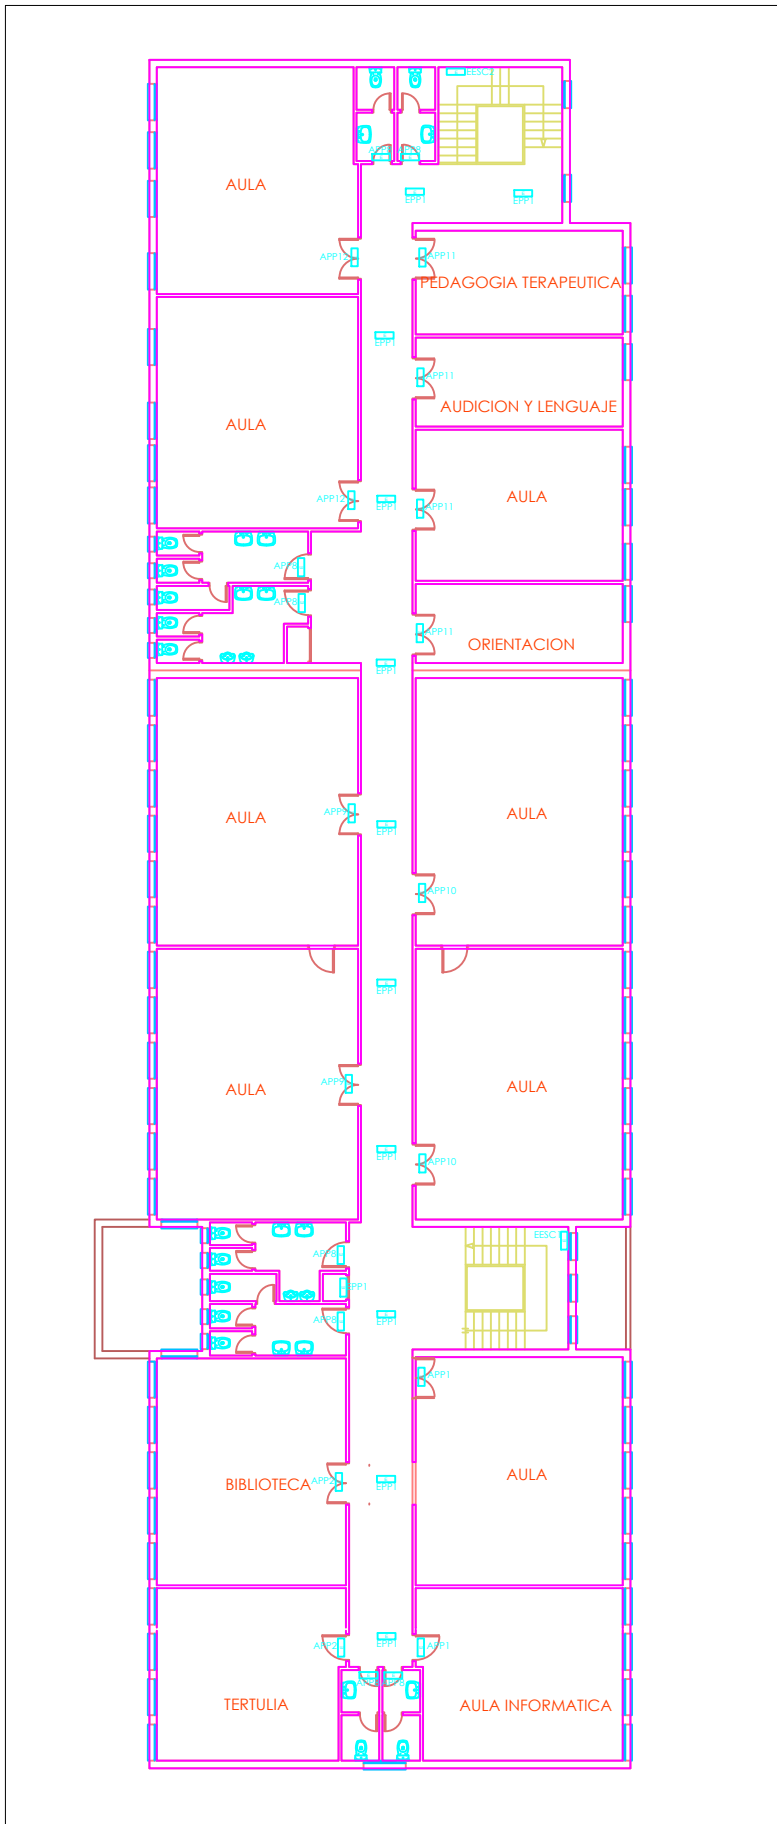

PLANTA PRIMERA

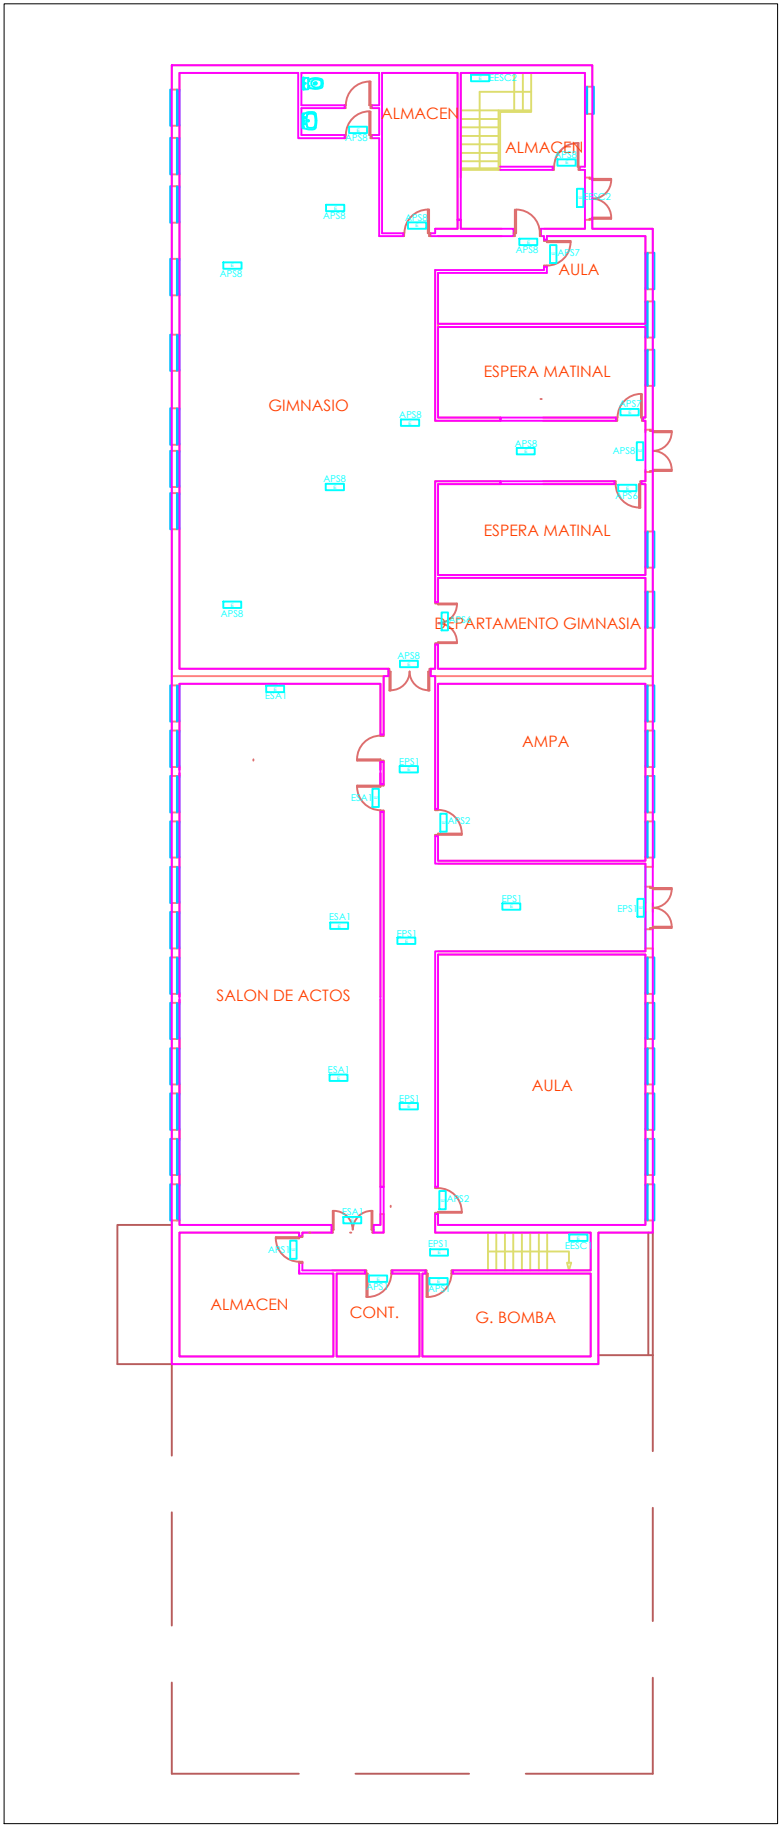


PLANTA SÓTANO

LEYENDA INSTALACIONES	
	PANEL LED DE INSTALACION SUPERFICIAL 30W 2700m 6000K
	DOWNLIGHT LED DE SUPERFICIE 15W 1350m 6000K
	DOWNLIGHT LED REGULABLE DE SUPERFICIE 22W 1700m 6000K
	PANTALLA LED ESTANCA IP65 20W 1600lm 6000K
	CARRIL ELECTRIFICADO TRIFASICO ESTANDAR NEGRO
	PROYECTOR LED PARA CARRIL ELECTRIFICADO TRIFASICO REGULABLE 20W 1500m 4500/3000K
	PROYECTOR LED EXTERIOR IP65 100W 8000lm 6000K
	MECANISMO INTERRUPTOR 10A CON MARCO Y TELA SOBRE ZOCALO DE SUPERFICIE
	MECANISMO DOBLE INTERRUPTOR 10A CON MARCO Y TELA SOBRE ZOCALO DE SUPERFICIE
	MECANISMO CONMUTADOR 10A CON MARCO Y TELA SOBRE ZOCALO DE SUPERFICIE
	MECANISMO REGULADOR COMPATIBLE LED 10A CON MARCO Y TELA SOBRE ZOCALO DE SUPERFICIE
	LUMINARIA EMERGENCIA LED DE SUPERFICIE NO PERMANENTE 210m 2h
	CUADRO ELECTRICO DE SUPERFICIE CON PUERTA OPACA Y CERRADURA
	CAJA 4MODULOS TIPO SIMON BOX CON 8 TOMAS DE CORRIENTE BLANCAS
	CAJA 3MOD. TIPO SIMON BOX CON 4 TC BLANCAS Y 2 RJ45 CAT5
	CAJA 2MOD. TIPO SIMON BOX CON 2 TC BLANCAS Y 1 RJ45 CAT5
	TOMA DE CORRIENTE TIPO SCHUKO 16A CON MARCO Y TAPA SOBRE ZOCALO DE SUPERFICIE
	TOMA DE CORRIENTE 25A 2P+T CON MARCO Y TAPA SOBRE ZOCALO DE SUPERFICIE
	TOMA DE CORRIENTE MURAL TIPO CETAC 32A 2P+T
	CUADRO EXTERIOR IP65 6TC Y PROTECCIONES
	CONJUNTO DE BANDEJAS LISA DE DISTRIBUCION 100X50 + 400X50 SUSPENDIDAS CON TAPA


CONSEJO ANDALUZ DE COLEGIOS DE INGENIEROS TÉCNICOS INDUSTRIALES COLEGIO DE CÁDIZ	
VISADO PROFESIONAL	
Colegiado N°: 1389 JOSE MARTINEZ BUJQUE	
FECHA: 12/06/2017	
VISADO N°: 3168 / 2017	

PROYECTO: PROYECTO DE INSTALACIÓN ELÉCTRICA EN CENTRO DE EDUCACION INFANTIL Y PRIMARIA SANTA AMELIA EN CRTA. LOMA LARGA 20, EN CEUTA		FECHA: 06/2017	
PLANO: EMERGENCIAS – EDIFICIO PRINCIPAL		ESCALA: 1:250	
PROMOTOR: CIUDAD AUTONOMA DE CEUTA		PLANO N° 03	
CIF: P1110100C		PROYECTADO POR: FDQ: JOSE MARTINEZ BUJQUE INGENIERO TEC. INDUSTRIAL 1389 COPITI CADIZ	


Gabitec Instalaciones S.L.
Avda España, 3
51002 Ceuta

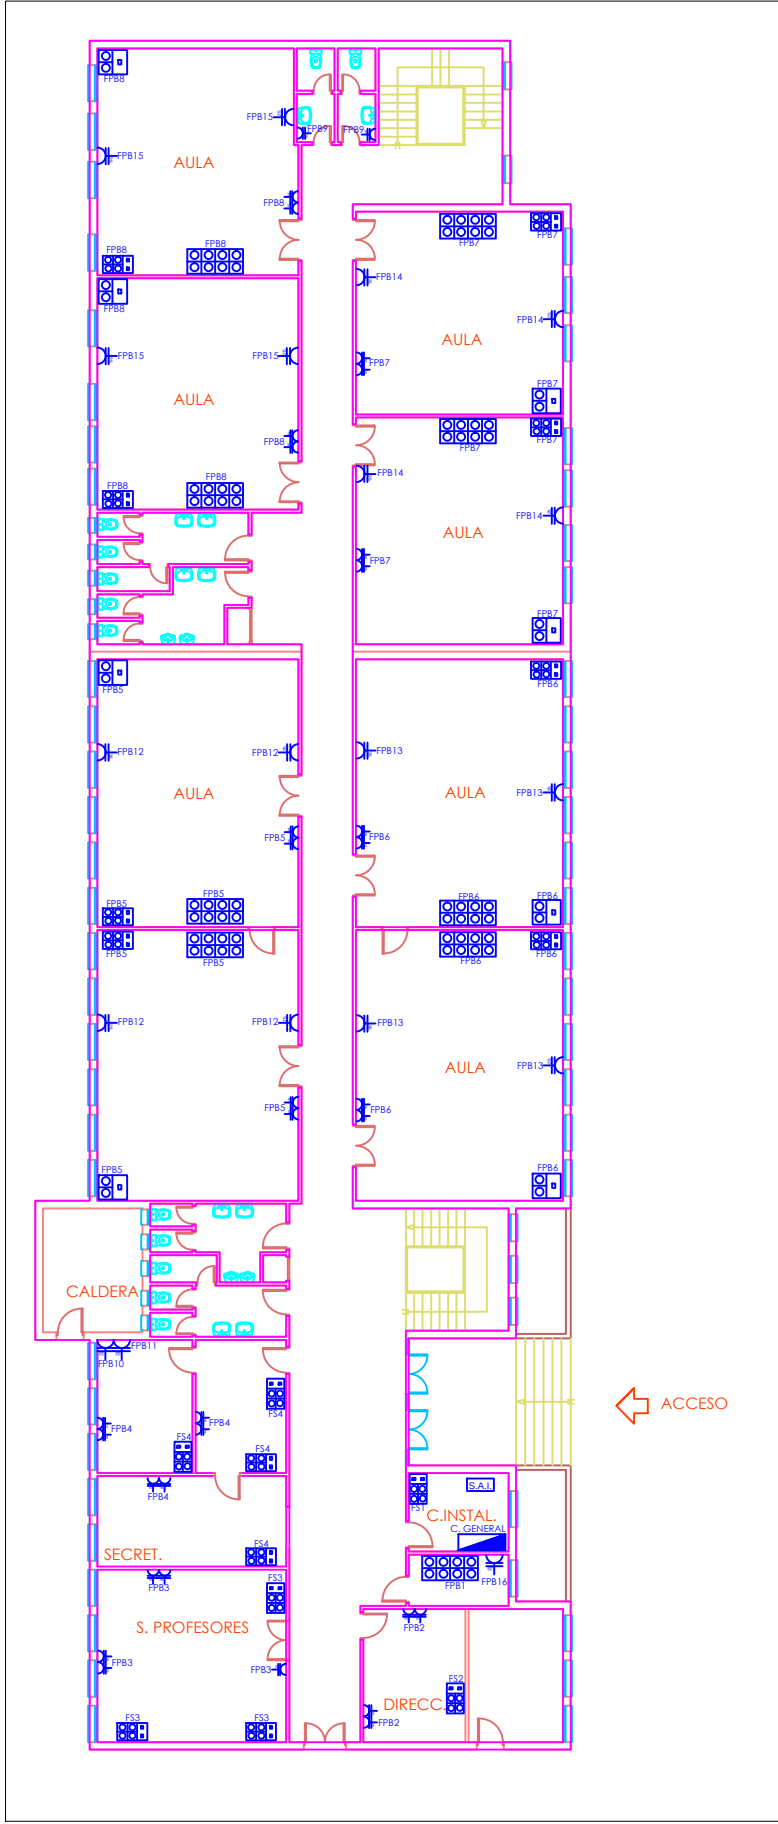

PLANTA BAJA

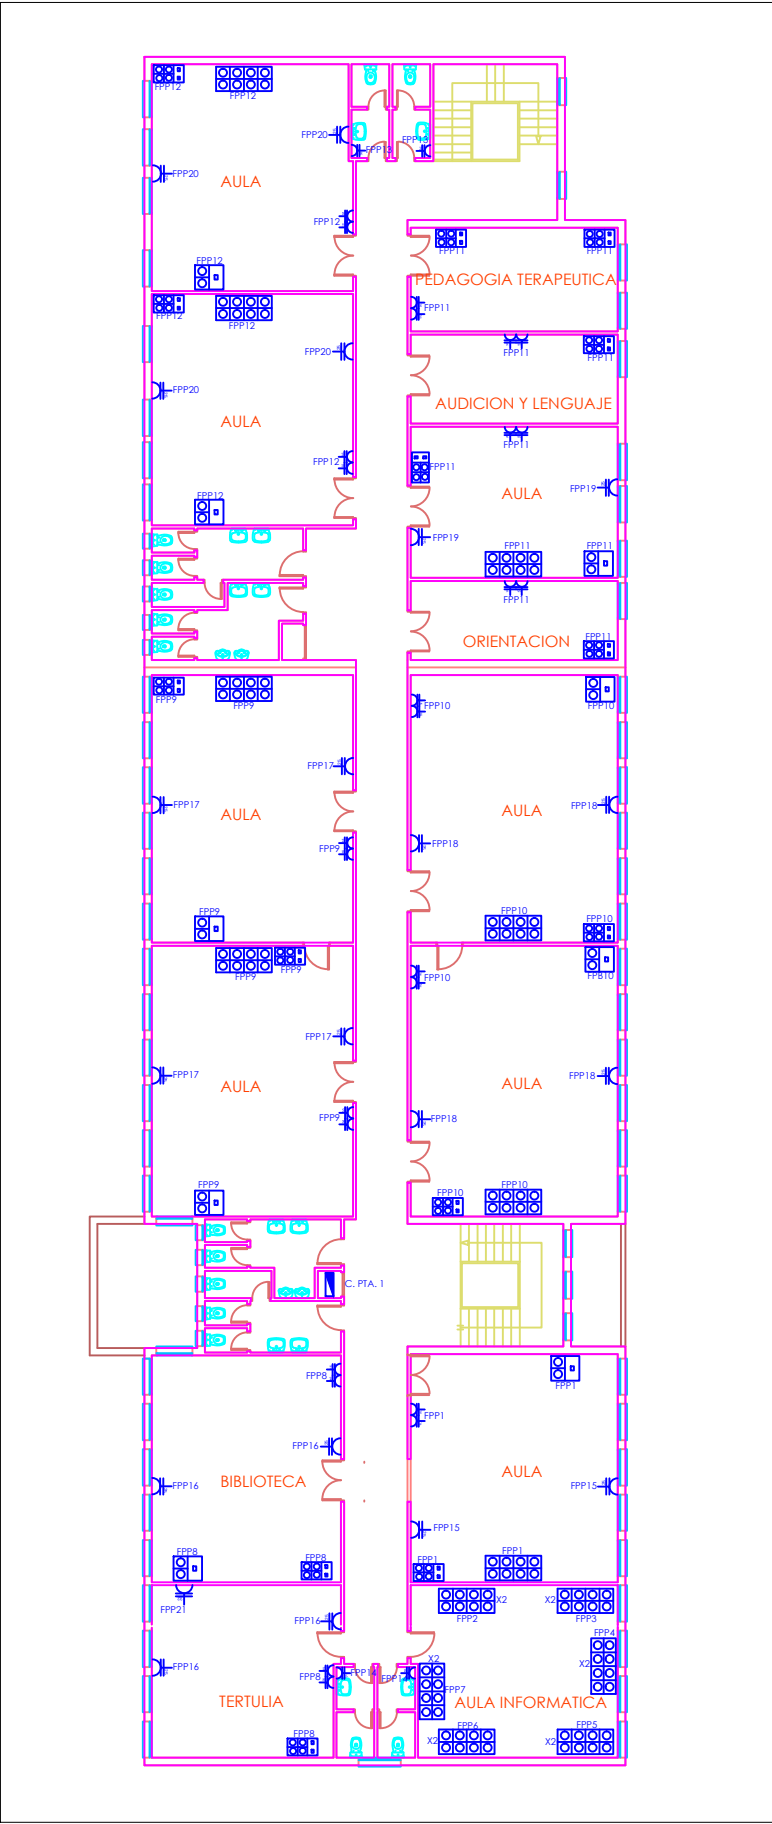

PLANTA PRIMERA

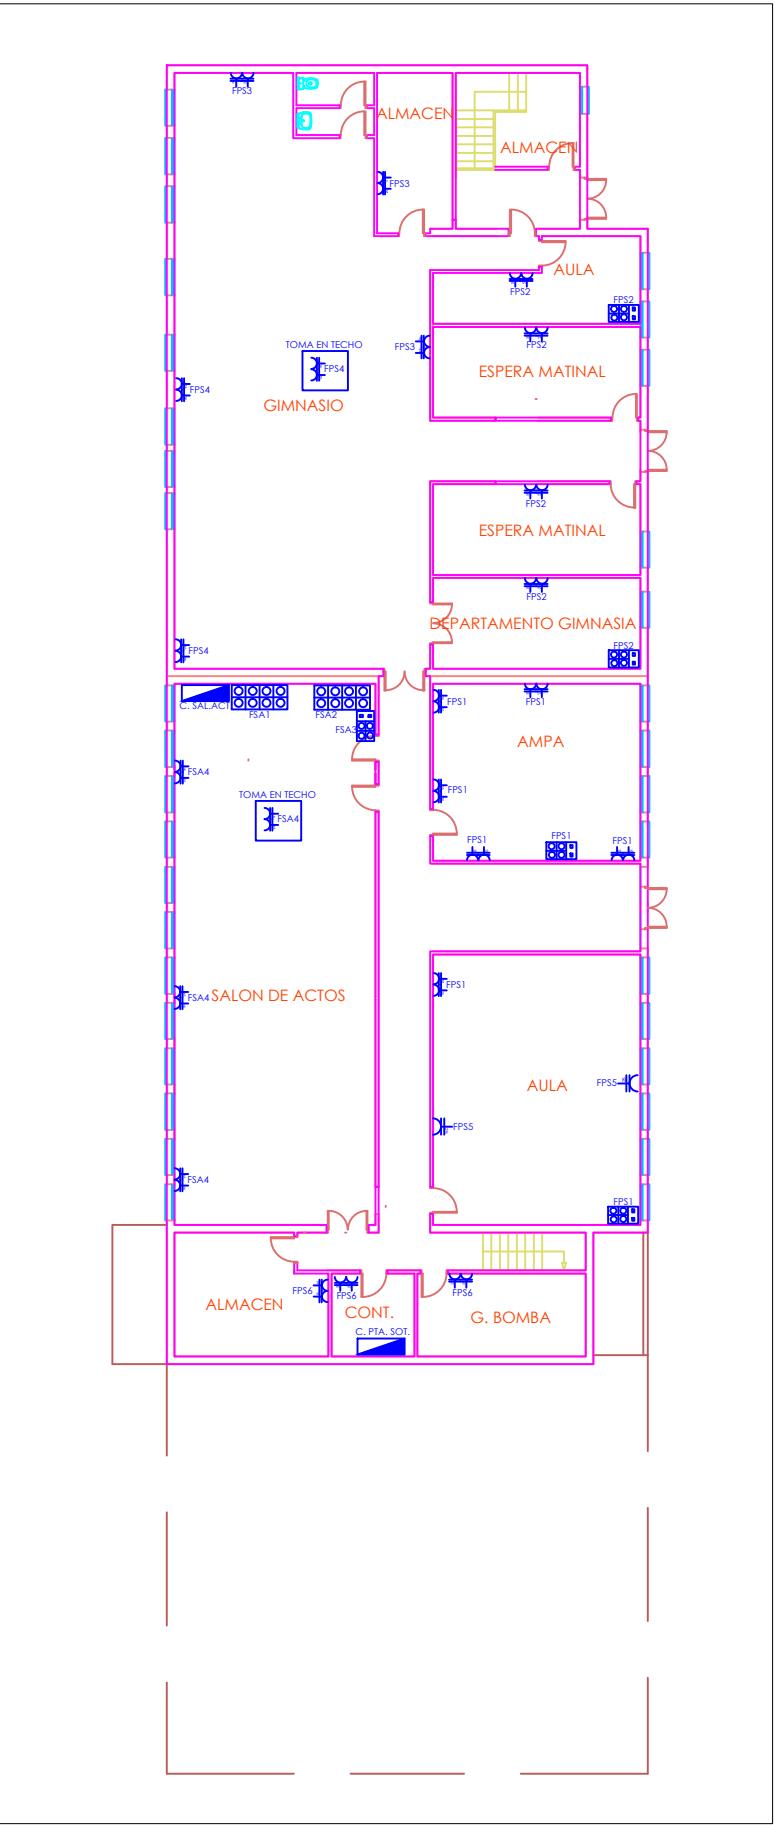


PLANTA SÓTANO

LEYENDA INSTALACIONES	
	PANEL LED DE INSTALACION SUPERFICIAL 30W 2700m 6000K
	DOWNLIGHT LED DE SUPERFICIE 15W 1350m 6000K
	DOWNLIGHT LED REGULABLE DE SUPERFICIE 22W 1700m 6000K
	PANTALLA LED ESTANCA IP65 20W 1600lm 6000K
	CARRIL ELECTRIFICADO TRIFASICO ESTANDAR NEGRO
	PROYECTOR LED PARA CARRIL ELECTRIFICADO TRIFASICO REGULABLE 20W 1500m 4500/3000K
	PROYECTOR LED EXTERIOR IP65 100W 8000lm 6000K
	MECANISMO INTERRUPTOR 10A CON MARCO Y TECIA SOBRE ZOCALO DE SUPERFICIE
	MECANISMO DOBLE INTERRUPTOR 10A CON MARCO Y TECIA SOBRE ZOCALO DE SUPERFICIE
	MECANISMO CONMUTADOR 10A CON MARCO Y TECIA SOBRE ZOCALO DE SUPERFICIE
	MECANISMO REGULADOR COMPATIBLE LED 10A CON MARCO Y TECIA SOBRE ZOCALO DE SUPERFICIE
	LUMINARIA EMERGENCIA LED DE SUPERFICIE NO PERMANENTE 210m 2h
	CUADRO ELECTRICO DE SUPERFICIE CON PUERTA OPACA Y CERRADURA
	CAJA 4MODULOS TIPO SIMON BOX CON 8 TOMAS DE CORRIENTE BLANCAS
	CAJA 3MOD. TIPO SIMON BOX CON 4 TC BLANCAS Y 2 RJ45 CAT5
	CAJA 3MOD. TIPO SIMON BOX CON 2 TC BLANCAS Y 1 RJ45 CAT5
	TOMA DE CORRIENTE TIPO SCHUKO 16A CON MARCO Y TAPA SOBRE ZOCALO DE SUPERFICIE
	TOMA DE CORRIENTE 25A 2P+T CON MARCO Y TAPA SOBRE ZOCALO DE SUPERFICIE
	TOMA DE CORRIENTE MURAL TIPO CETAC 32A 2P+T
	CUADRO EXTERIOR IP65 ETC Y PROTECCIONES
	CONJUNTO DE BANDEJAS LISA DE DISTRIBUCION 100X50 + 400X50 SUSPENDIDAS CON TAPA


CONSEJO ANDALUZ DE COLEGIOS DE INGENIEROS TÉCNICOS INDUSTRIALES COLEGIO DE CÁDIZ	
VISADO PROFESIONAL	
Colegiado N°: 1389	
JOSE MARTINEZ BUJUEQUE	
FECHA: 12/06/2017	
VISADO N°: 3168 / 2017	

PROYECTO:		FECHA:	
PROYECTO DE INSTALACIÓN ELÉCTRICA EN CENTRO DE EDUCACION INFANTIL Y PRIMARIA SANTA AMELIA EN CRTA. LOMA LARGA 20, EN CEUTA		06/2017	
PLANO:		ESCALA:	
FUERZA – EDIFICIO PRINCIPAL		1:250	
PROMOTOR:		PROYECTADO POR:	
CIUDAD AUTONOMA DE CEUTA		PLANO N°	
CIF: P1110100C		0 4	
		FDC: JOSE MARTINEZ BUJUEQUE INGENIERO TEC. INDUSTRIAL 1389 COPITI CADIZ	


Gabitec Instalaciones S.L.
Avda España 3
51002 Ceuta

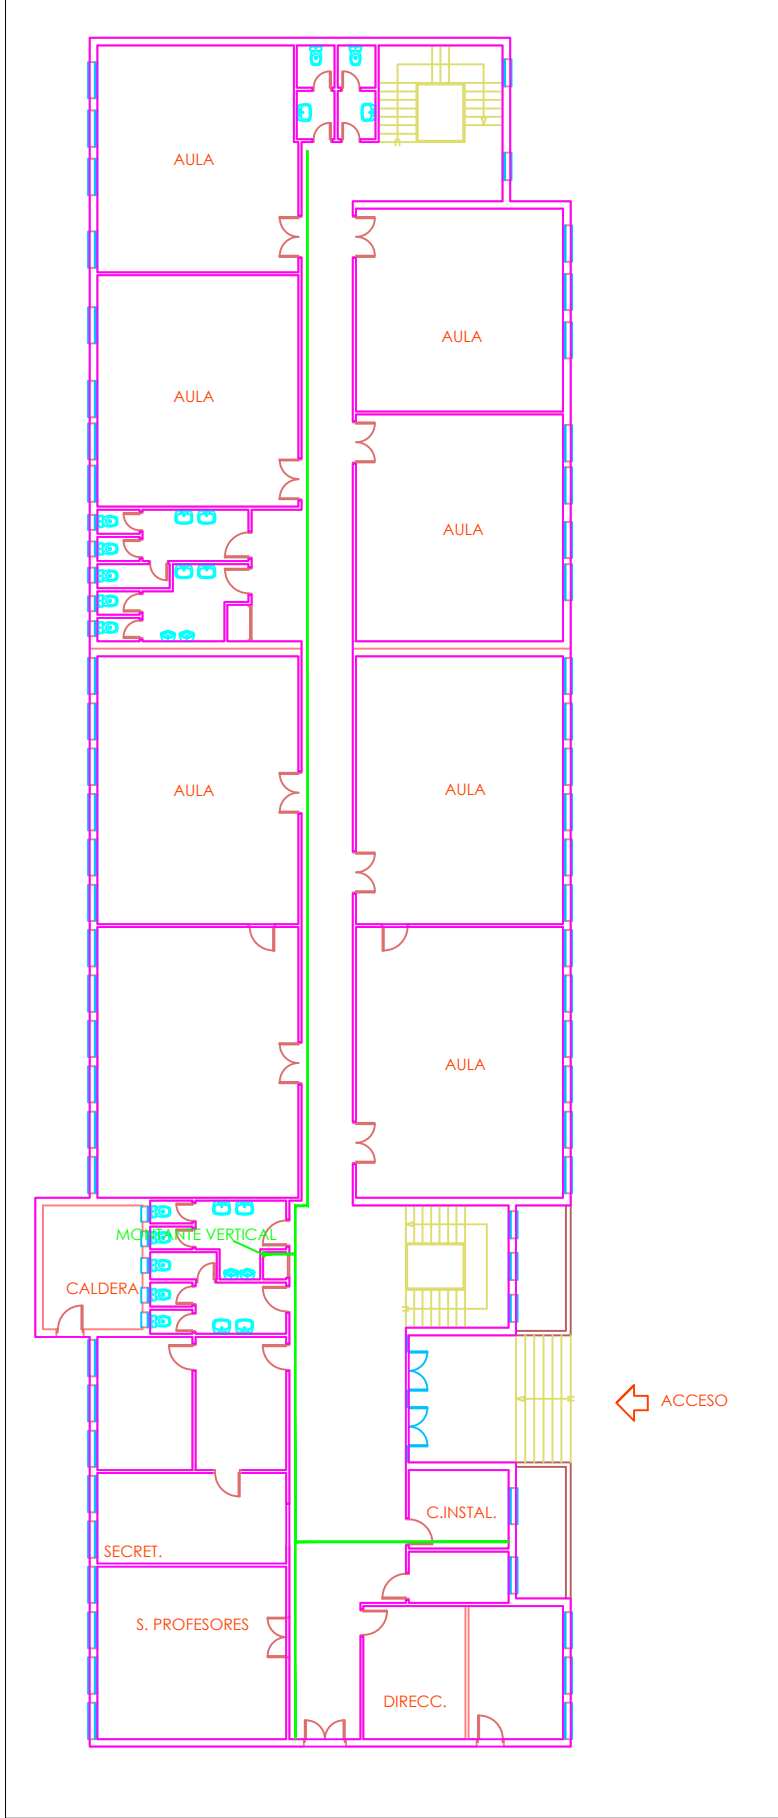

PLANTA BAJA

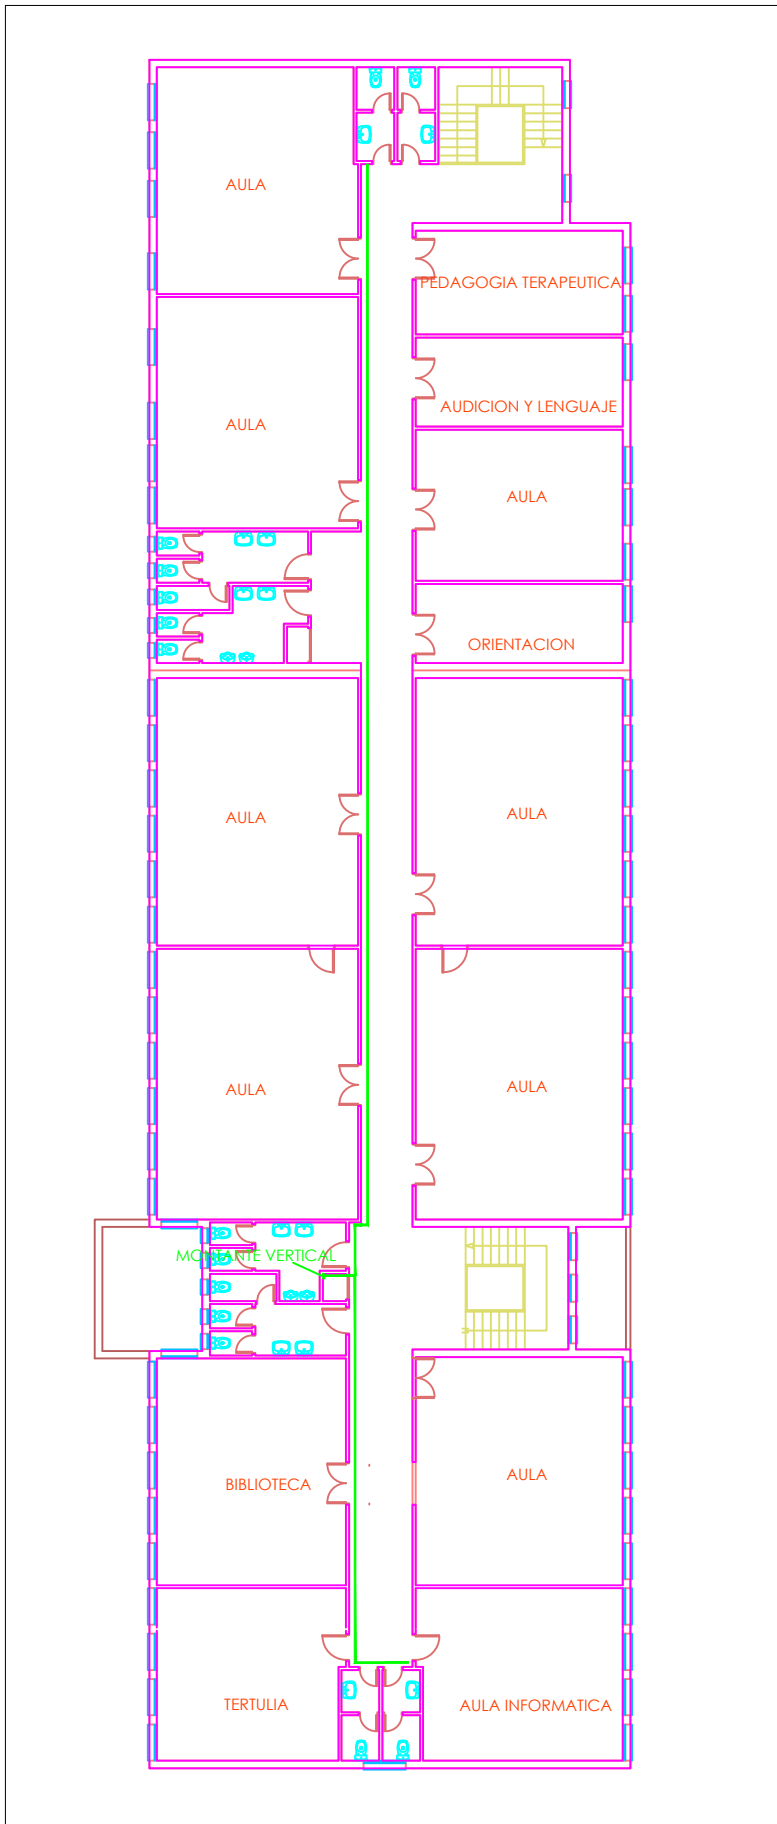

PLANTA PRIMERA

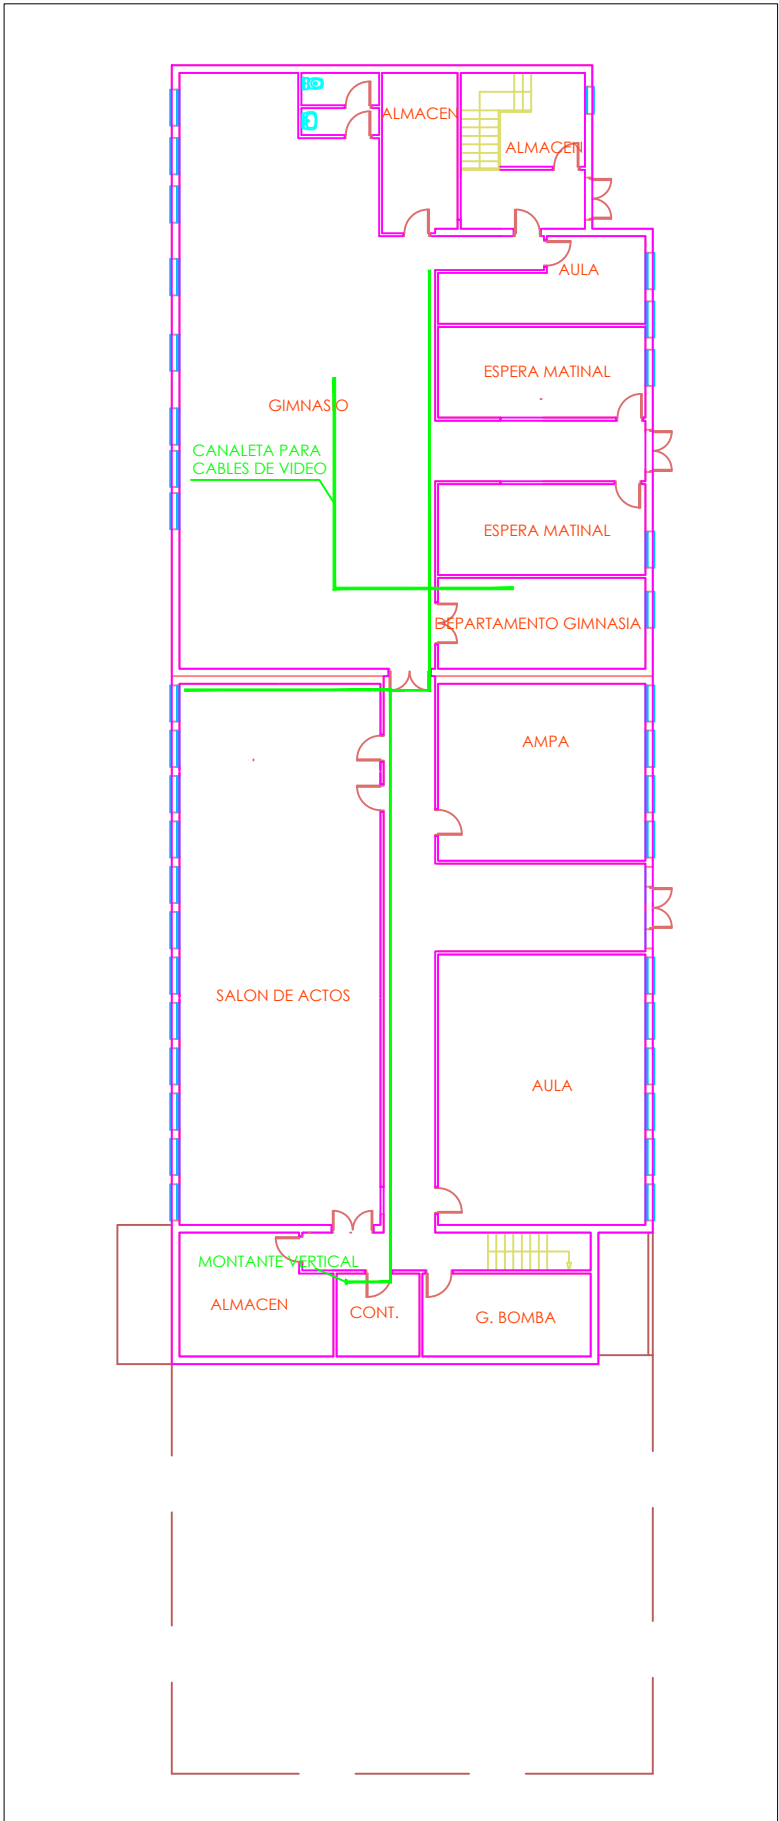


PLANTA SÓTANO

LEYENDA INSTALACIONES	
	PANEL LED DE INSTALACION SUPERFICIAL 30W 2700m 6000K
	DOWNLIGHT LED DE SUPERFICIE 15W 1350m 6000K
	DOWNLIGHT LED REGULABLE DE SUPERFICIE 22W 1700m 6000K
	PANTALLA LED ESTANCA IP65 20W 1600lm 6000K
	CARRIL ELECTRIFICADO TRIFASICO ESTANDAR NEGRO
	PROYECTOR LED PARA CARRIL ELECTRIFICADO TRIFASICO REGULABLE 20W 1500m 4500/3000K
	PROYECTOR LED EXTERIOR IP65 100W 8000lm 6000K
	MECANISMO INTERRUPTOR 10A CON MARCO Y TECTA SOBRE ZOCALO DE SUPERFICIE
	MECANISMO DOBLE INTERRUPTOR 10A CON MARCO Y TECTA SOBRE ZOCALO DE SUPERFICIE
	MECANISMO CONMUTADOR 10A CON MARCO Y TECTA SOBRE ZOCALO DE SUPERFICIE
	MECANISMO REGULADOR COMPATIBLE LED 10A CON MARCO Y TECTA SOBRE ZOCALO DE SUPERFICIE
	LUMINARIA EMERGENCIA LED DE SUPERFICIE NO PERMANENTE 210lm 2H
	CUADRO ELECTRICO DE SUPERFICIE CON PUERTA OPACA Y CERRADURA
	CAJA 4MODULOS TIPO SIMON BOX CON 8 TOMAS DE CORRIENTE BLANCAS
	CAJA 3MCD. TIPO SIMON BOX CON 4 TC BLANCAS Y 2 RJ45 CAT5
	CAJA 2MCD. TIPO SIMON BOX CON 2 TC BLANCAS Y 1 RJ45 CAT5
	TOMA DE CORRIENTE TIPO SCHUKO 16A CON MARCO Y TAPA SOBRE ZOCALO DE SUPERFICIE
	TOMA DE CORRIENTE 25A 2P+T CON MARCO Y TAPA SOBRE ZOCALO DE SUPERFICIE
	TOMA DE CORRIENTE MURAL TIPO CETAC 32A 2P+T
	CUADRO EXTERIOR IP65 6TC Y PROTECCIONES
	CONJUNTO DE BANDEJAS LISA DE DISTRIBUCION 100X50 + 400X50 SUSPENDIDAS CON TAPA


CONSEJO ANDALUZ DE COLEGIOS DE INGENIEROS TÉCNICOS INDUSTRIALES COLEGIO DE CÁDIZ	
VISADO PROFESIONAL	
Colegiado N°: 1389	
JOSE MARTINEZ BUJQUE	
FECHA: 12/06/2017	
VISADO N°: 3168 / 2017	

PROYECTO:		FECHA:	
PROYECTO DE INSTALACIÓN ELÉCTRICA EN CENTRO DE EDUCACION INFANTIL Y PRIMARIA SANTA AMELIA EN CRTA. LOMA LARGA 20, EN CEUTA		06/2017	
PLANO:		ESCALA:	
FUERZA – EDIFICIO PRINCIPAL		1:250	
PROMOTOR:		PROYECTADO POR:	
CIUDAD AUTONOMA DE CEUTA		PLANO N°	
CIF: P1110100C		05	
		FDC: JOSE MARTINEZ BUJQUE INGENIERO TEC. INDUSTRIAL 1389 COPITI CADIZ	


Gabitec Instalaciones S.L.
Avda España, 3
51002 Ceuta

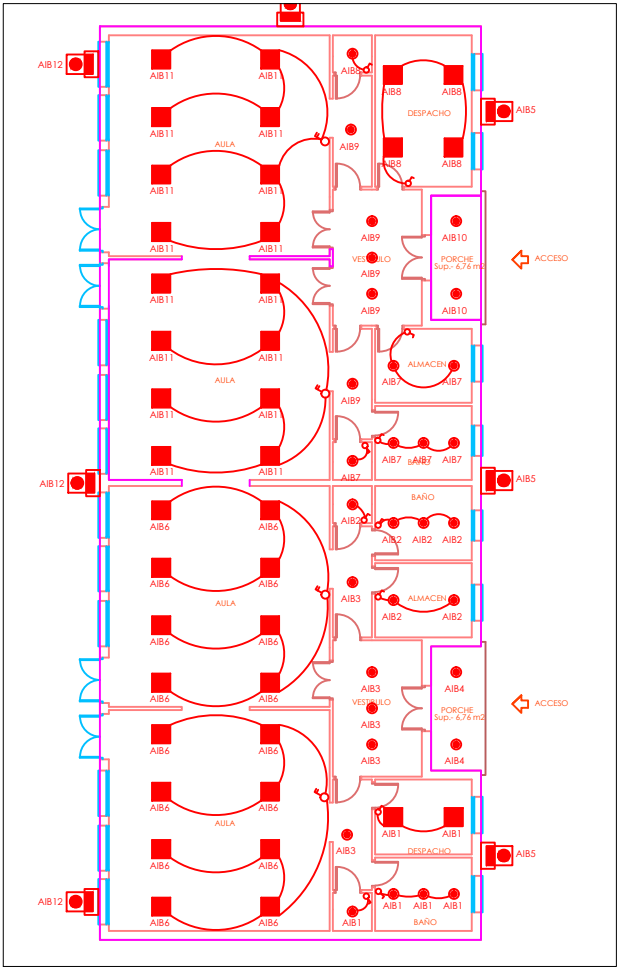

PLANTA BAJA INFANTIL

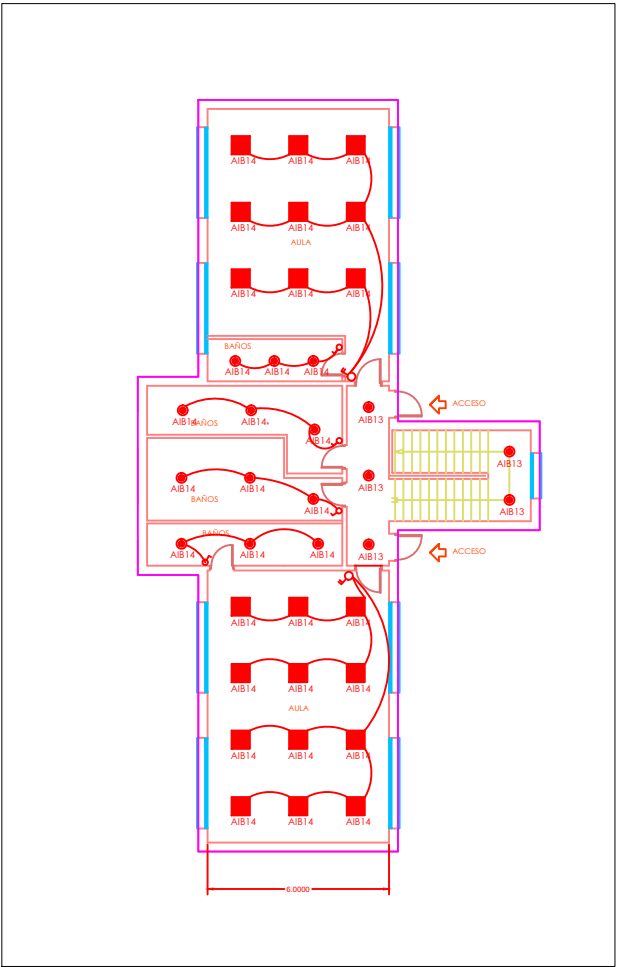

PLANTA BAJA AULARIO INFANTIL

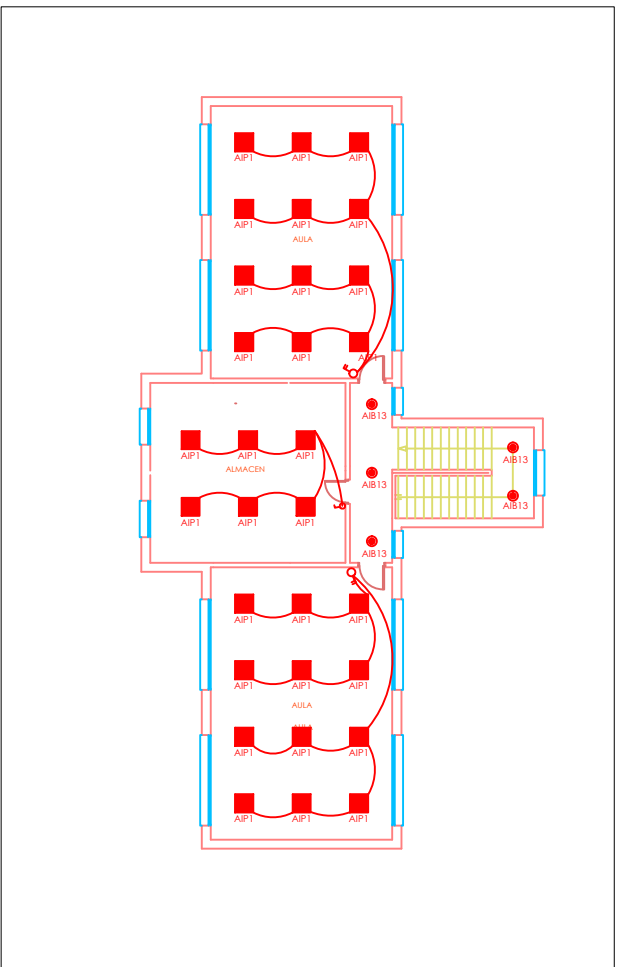


PLANTA ALTA AULARIO INFANTIL

LEYENDA INSTALACIONES	
	PANEL LED DE INSTALACION SUPERFICIAL 36W 2700lm 6000K
	DOWNLIGHT LED DE SUPERFICIE 15W 1350lm 6000K
	DOWNLIGHT LED REGULABLE DE SUPERFICIE 22W 1700lm 6000K
	PANTALLA LED ESTANCA IP65 20W 1600lm 6000K
	CARRIL ELECTRIFICADO TRIFASICO ESTANDAR NEGRO
	PROYECTOR LED PARA CARRIL ELECTRIFICADO TRIFASICO REGULABLE 20W 1500lm 4500/3000K
	PROYECTOR LED EXTERIOR IP65 100W 8000lm 6000K
	MECANISMO INTERRUPTOR 10A CON MARCO Y TECLA SOBRE ZOCALO DE SUPERFICIE
	MECANISMO DOBLE INTERRUPTOR 10A CON MARCO Y TECLA SOBRE ZOCALO DE SUPERFICIE
	MECANISMO CONMUTADOR 10A CON MARCO Y TECLA SOBRE ZOCALO DE SUPERFICIE
	MECANISMO REGULADOR COMPATIBLE LED 10A CON MARCO Y TECLA SOBRE ZOCALO DE SUPERFICIE
	LUMINARIA EMERGENCIA LED DE SUPERFICIE NO PERMANENTE 210lm 2H
	CUADRO ELECTRICO DE SUPERFICIE CON PUERTA OPACA Y CERRADURA
	CAJA 4MODULOS TIPO SIMON BOX CON 8 Tomas DE CORRIENTE BLANCAS
	CAJA 3MOD. TIPO SIMON BOX CON 4 TC BLANCAS Y 2 RJ45 CAT6
	CAJA 2MOD. TIPO SIMON BOX CON 2 TC BLANCAS Y 1 RJ45 CAT6
	TOMA DE CORRIENTE TIPO SCHUKO 16A CON MARCO Y TAPA SOBRE ZOCALO DE SUPERFICIE
	TOMA DE CORRIENTE 25A 2P+T CON MARCO Y TAPA SOBRE ZOCALO DE SUPERFICIE
	TOMA DE CORRIENTE MURAL TIPO CETAC 32A 2P+T
	CUADRO EXTERIOR IP65 6TC Y PROTECCIONES
	CONJUNTO DE BANDEJAS LISA DE DISTRIBUCION


VISADO PROFESIONAL	
Colegiado N°: 1389	
JOSE MARTINEZ BUJEQUE	
FECHA: 12/06/2017	
VISADO N°: 3168 / 2017	

PROYECTO:		FECHA:	
PROYECTO DE INSTLACIÓN ELÉCTRICA EN CENTRO DE EDUCACION INFANTIL Y PRIMARIA SANTA AMELIA EN CRTA. LOMA LARGA 20, EN CEUTA		06/2017	
PLANO:		ESCALA:	
ILUMINACIÓN – INFANTIL		1:250	
PROMOTOR:		PROYECTADO POR:	
CIUDAD AUTONOMA DE CEUTA		FDO: JOSE MARTINEZ BUJEQUE INGENIERO TEC. INDUSTRIAL 1389 COPITI CADIZ	
CIF: P1110100C		PLANO N°	
		06	


Gabitec Instalaciones S.L.
Avda. España, 3
51002 Ceuta

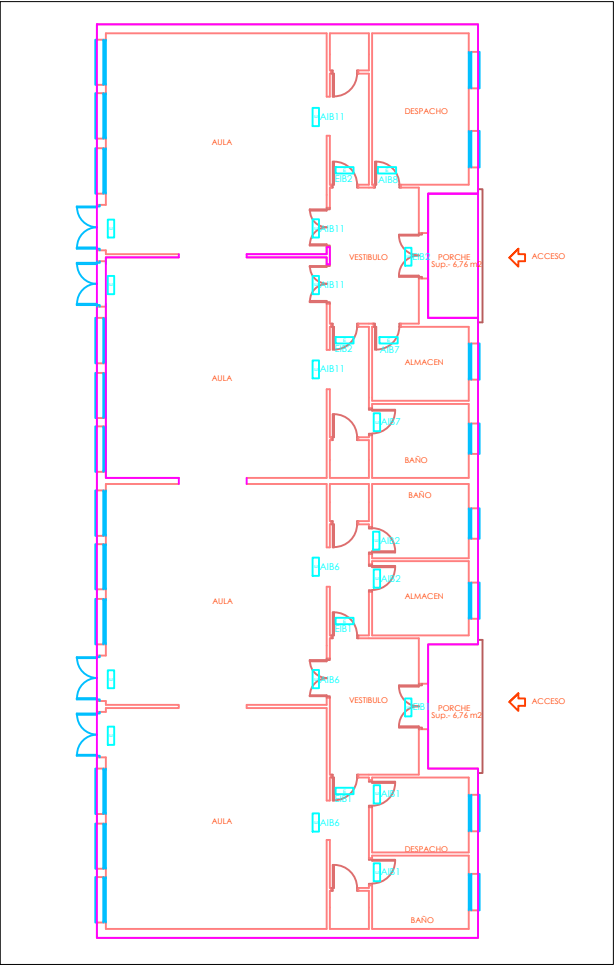

PLANTA BAJA INFANTIL

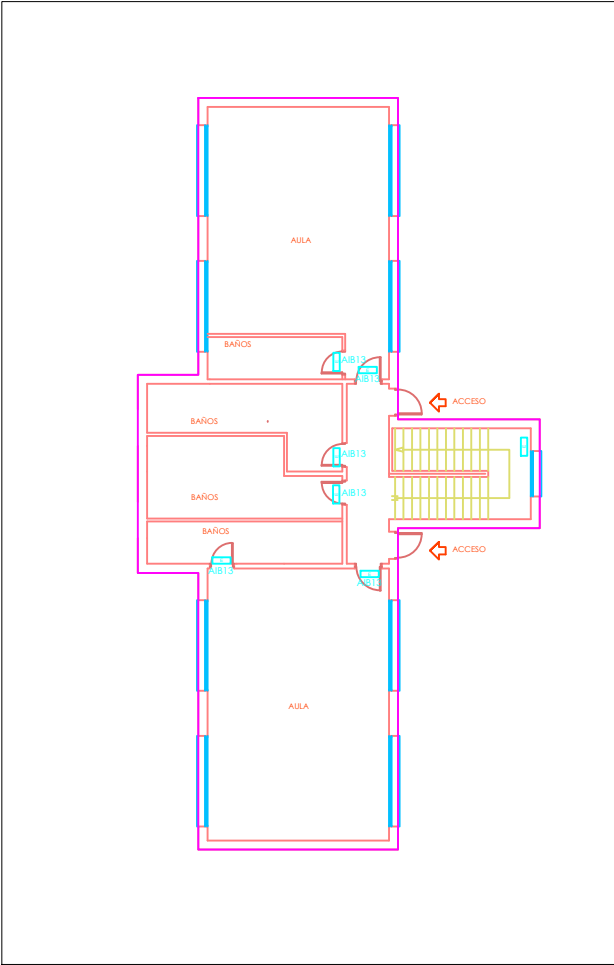

PLANTA BAJA AULARIO INFANTIL

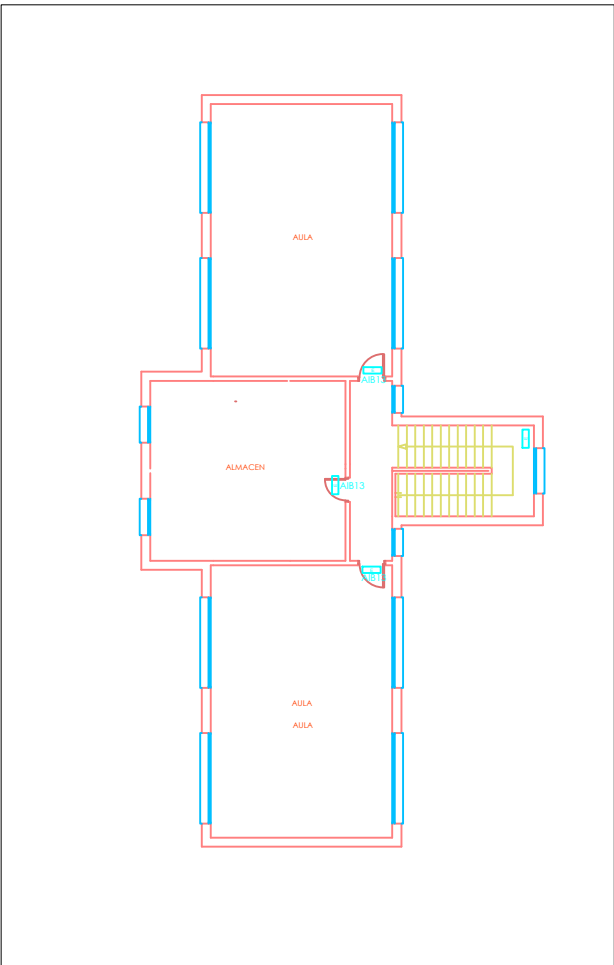


PLANTA ALTA AULARIO INFANTIL

	LEYENDA INSTALACIONES
	PANEL LED DE INSTALACION SUPERFICIAL 36W 2700lm 6000K
	DOWNLIGHT LED DE SUPERFICIE 15W 1350lm 6000K
	DOWNLIGHT LED REGULABLE DE SUPERFICIE 22W 1700lm 6000K
	PANTALLA LED ESTANCA IP65 20W 1600lm 6000K
	CARRIL ELECTRIFICADO TRIFASICO ESTANDAR NEGRO
	PROYECTOR LED PARA CARRIL ELECTRIFICADO TRIFASICO REGULABLE 20W 1500lm 4500/3000K
	PROYECTOR LED EXTERIOR IP65 100W 8000lm 6000K
	MECANISMO INTERRUPTOR 10A CON MARCO Y TECLA SOBRE ZOCALO DE SUPERFICIE
	MECANISMO DOBLE INTERRUPTOR 10A CON MARCO Y TECLA SOBRE ZOCALO DE SUPERFICIE
	MECANISMO CONMUTADOR 10A CON MARCO Y TECLA SOBRE ZOCALO DE SUPERFICIE
	MECANISMO REGULADOR COMPATIBLE LED 10A CON MARCO Y TECLA SOBRE ZOCALO DE SUPERFICIE
	LUMINARIA EMERGENCIA LED DE SUPERFICIE NO PERMANENTE 210lm 2H
	CUADRO ELECTRICO DE SUPERFICIE CON PUERTA OPACA Y CERRADURA
	CAJA 4MODULOS TIPO SIMON BOX CON 8 Tomas DE CORRIENTE BLANCAS
	CAJA 3MOD. TIPO SIMON BOX CON 4 TC BLANCAS Y 2 RJ45 CAT6
	CAJA 2MOD. TIPO SIMON BOX CON 2 TC BLANCAS Y 1 RJ45 CAT6
	TOMA DE CORRIENTE TIPO SCHUKO 16A CON MARCO Y TAPA SOBRE ZOCALO DE SUPERFICIE
	TOMA DE CORRIENTE 25A 2P+T CON MARCO Y TAPA SOBRE ZOCALO DE SUPERFICIE
	TOMA DE CORRIENTE MURAL TIPO CETAC 32A 2P+T
	CUADRO EXTERIOR IP65 6TC Y PROTECCIONES
	CONJUNTO DE BANDEJAS LISA DE DISTRIBUCION


	CONSEJO ANDALUZ DE COLEGIOS DE INGENIEROS TÉCNICOS INDUSTRIALES
COLEGIO DE CÁDIZ	
VISADO PROFESIONAL	
Colegiado N°: 1389	
JOSE MARTINEZ BUJEQUE	
FECHA: 12/06/2017	
VISADO N°: 3168 / 2017	

PROYECTO:	PROYECTO DE INSTLACIÓN ELÉCTRICA EN CENTRO DE EDUCACION INFANTIL Y PRIMARIA SANTA AMELIA EN CRTA. LOMA LARGA 20, EN CEUTA	FECHA:	06/2017
PLANO:	EMERGENCIAS – INFANTIL	ESCALA:	1:250
PROMOTOR:	CIUDAD AUTONOMA DE CEUTA	PROYECTADO POR:	PLANO N°
CIF:	P1110100C	FDO: JOSE MARTINEZ BUJEQUE INGENIERO TEC. INDUSTRIAL 1389 COPITI CADIZ	07


Gabitec Instalaciones S.L.
Avenida España, 3
51002 Ceuta

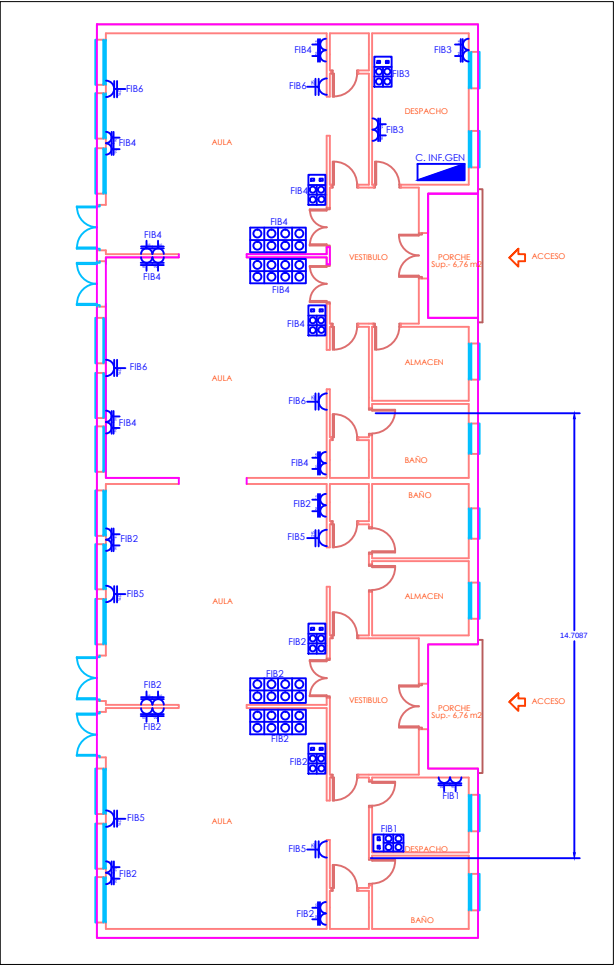

PLANTA BAJA INFANTIL

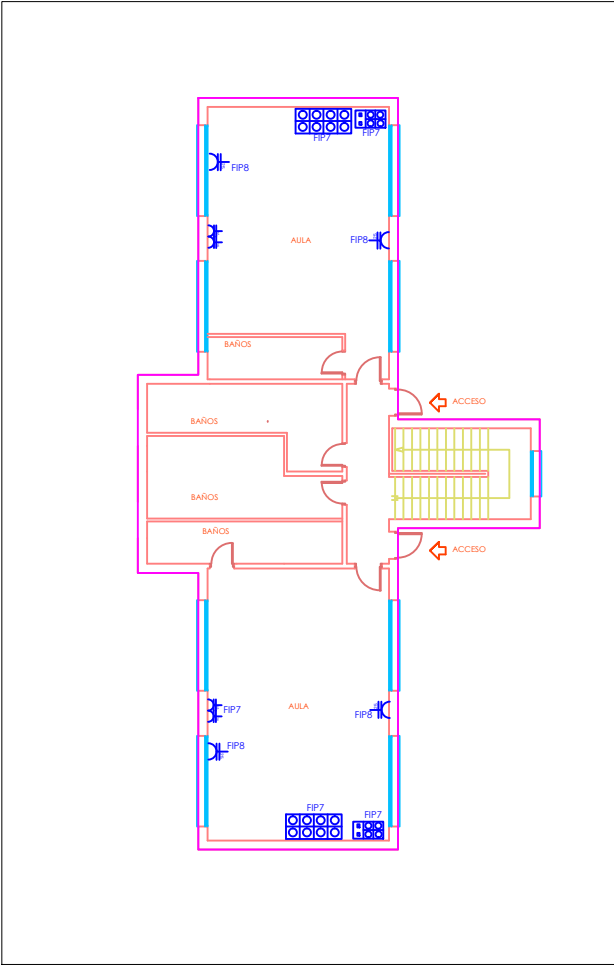

PLANTA BAJA AULARIO INFANTIL

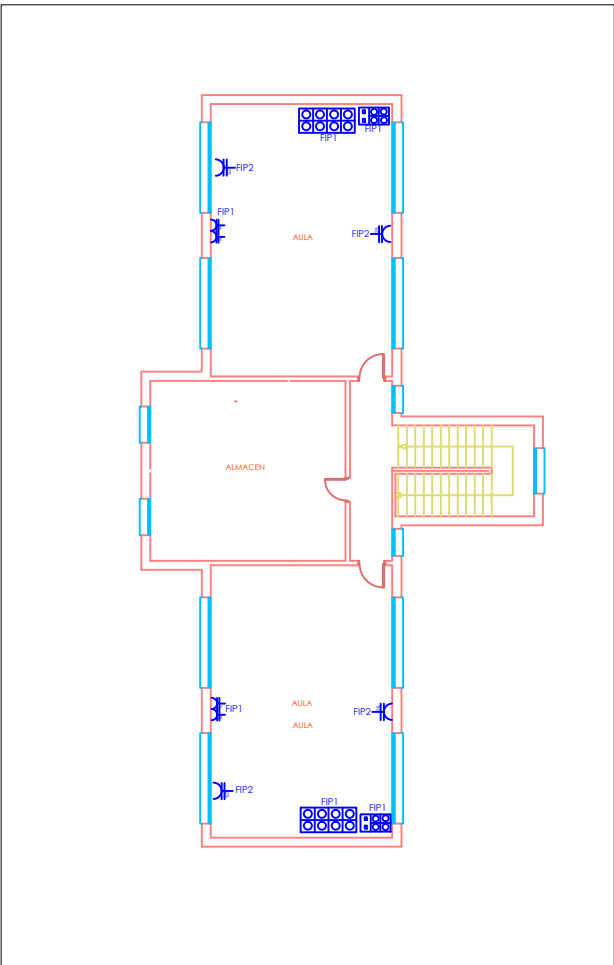


PLANTA ALTA AULARIO INFANTIL

LEYENDA INSTALACIONES	
	PANEL LED DE INSTALACION SUPERFICIAL 36W 2700lm 6000K
	DOWNLIGHT LED DE SUPERFICIE 15W 1350lm 6000K
	DOWNLIGHT LED REGULABLE DE SUPERFICIE 22W 1700lm 6000K
	PANTALLA LED ESTANCA IP65 20W 1600lm 6000K
	CARRIL ELECTRIFICADO TRIFASICO ESTANDAR NEGRO
	PROYECTOR LED PARA CARRIL ELECTRIFICADO TRIFASICO REGULABLE 20W 1500lm 4500/3000K
	PROYECTOR LED EXTERIOR IP65 100W 8000lm 6000K
	MECANISMO INTERRUPTOR 10A CON MARCO Y TECLA SOBRE ZOCALO DE SUPERFICIE
	MECANISMO DOBLE INTERRUPTOR 10A CON MARCO Y TECLA SOBRE ZOCALO DE SUPERFICIE
	MECANISMO CONMUTADOR 10A CON MARCO Y TECLA SOBRE ZOCALO DE SUPERFICIE
	MECANISMO REGULADOR COMPATIBLE LED 10A CON MARCO Y TECLA SOBRE ZOCALO DE SUPERFICIE
	LUMINARIA EMERGENCIA LED DE SUPERFICIE NO PERMANENTE 210lm 2H
	CUADRO ELECTRICO DE SUPERFICIE CON PUERTA OPACA Y CERRADURA
	CAJA 4MODULOS TIPO SIMON BOX CON 8 Tomas DE CORRIENTE BLANCAS
	CAJA 3MOD. TIPO SIMON BOX CON 4 TC BLANCAS Y 2 RJ45 CAT6
	CAJA 2MOD. TIPO SIMON BOX CON 2 TC BLANCAS Y 1 RJ45 CAT6
	TOMA DE CORRIENTE TIPO SCHUKO 16A CON MARCO Y TAPA SOBRE ZOCALO DE SUPERFICIE
	TOMA DE CORRIENTE 25A 2P+T CON MARCO Y TAPA SOBRE ZOCALO DE SUPERFICIE
	TOMA DE CORRIENTE MURAL TIPO CETAC 32A 2P+T
	CUADRO EXTERIOR IP65 6TC Y PROTECCIONES
	CONJUNTO DE BANDEJAS LISA DE DISTRIBUCION


VISADO PROFESIONAL	
Colegiado N°: 1389	
JOSE MARTINEZ BUJEQUE	
FECHA: 12/06/2017	
VISADO N°: 3168 / 2017	

PROYECTO: PROYECTO DE INSTLACIÓN ELÉCTRICA EN CENTRO DE EDUCACION INFANTIL Y PRIMARIA SANTA AMELIA EN CRTA. LOMA LARGA 20, EN CEUTA		FECHA: 06/2017	
PLANO: FUERZA INFANTIL		ESCALA: 1:250	
PROMOTOR: CIUDAD AUTONOMA DE CEUTA		PLANO N° 08	
CIF: P1110100C		FDO: JOSE MARTINEZ BUJEQUE INGENIERO TEC. INDUSTRIAL 1389 COPITI CADIZ	


Gabitec Instalaciones S.L.
Avenida España, 3
51002 Ceuta

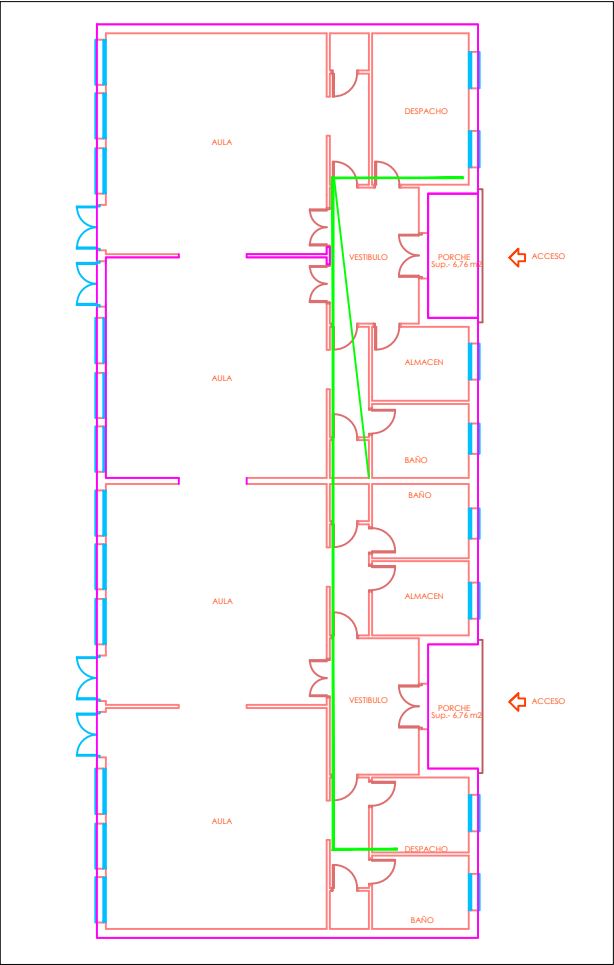

PLANTA BAJA INFANTIL

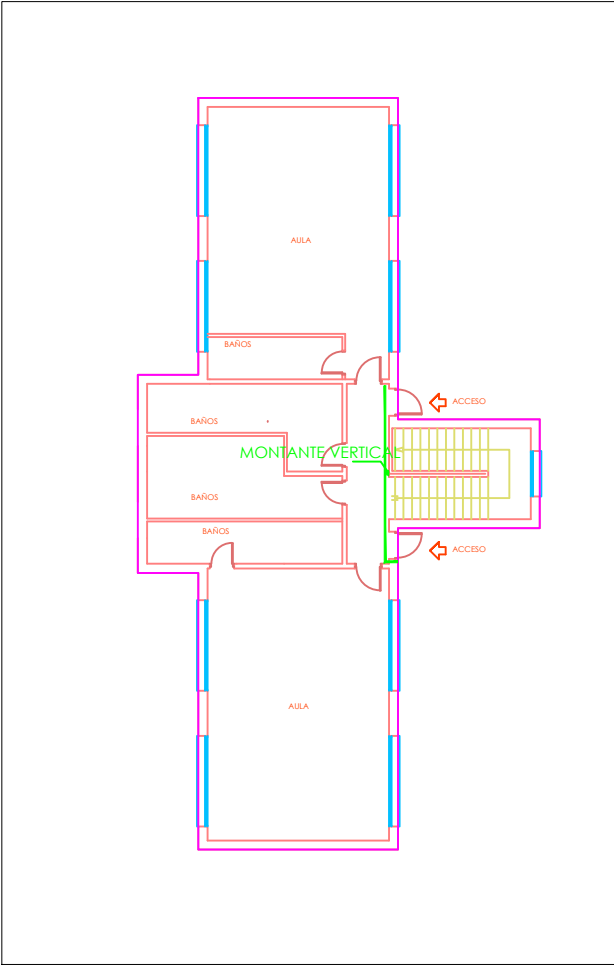

PLANTA BAJA AULARIO INFANTIL

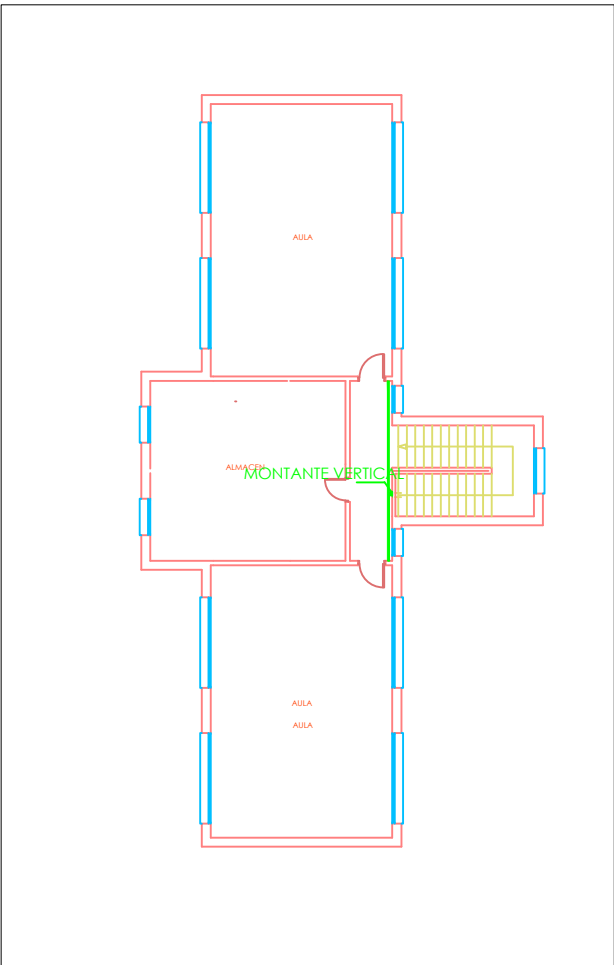

PLANTA ALTA AULARIO INFANTIL

	LEYENDA INSTALACIONES
	PANEL LED DE INSTALACION SUPERFICIAL 36W 2700lm 6000K
	DOWNLIGHT LED DE SUPERFICIE 15W 1350lm 6000K
	DOWNLIGHT LED REGULABLE DE SUPERFICIE 22W 1700lm 6000K
	PANTALLA LED ESTANCA IP65 20W 1600lm 6000K
	CARRIL ELECTRIFICADO TRIFASICO ESTANDAR NEGRO
	PROYECTOR LED PARA CARRIL ELECTRIFICADO TRIFASICO REGULABLE 20W 1500lm 4500/3000K
	PROYECTOR LED EXTERIOR IP65 100W 8000lm 6000K
	MECANISMO INTERRUPTOR 10A CON MARCO Y TECLA SOBRE ZOCALO DE SUPERFICIE
	MECANISMO DOBLE INTERRUPTOR 10A CON MARCO Y TECLA SOBRE ZOCALO DE SUPERFICIE
	MECANISMO CONMUTADOR 10A CON MARCO Y TECLA SOBRE ZOCALO DE SUPERFICIE
	MECANISMO REGULADOR COMPATIBLE LED 10A CON MARCO Y TECLA SOBRE ZOCALO DE SUPERFICIE
	LUMINARIA EMERGENCIA LED DE SUPERFICIE NO PERMANENTE 210lm 2H
	CUADRO ELECTRICO DE SUPERFICIE CON PUERTA OPACA Y CERRADURA
	CAJA 4MODULOS TIPO SIMON BOX CON 8 TOMAS DE CORRIENTE BLANCAS
	CAJA 3MOD. TIPO SIMON BOX CON 4 TC BLANCAS Y 2 RJ45 CAT6
	CAJA 2MOD. TIPO SIMON BOX CON 2 TC BLANCAS Y 1 RJ45 CAT6
	TOMA DE CORRIENTE TIPO SCHUKO 16A CON MARCO Y TAPA SOBRE ZOCALO DE SUPERFICIE
	TOMA DE CORRIENTE 25A 2P+T CON MARCO Y TAPA SOBRE ZOCALO DE SUPERFICIE
	TOMA DE CORRIENTE MURAL TIPO CETAC 32A 2P+T
	CUADRO EXTERIOR IP65 6TC Y PROTECCIONES
	CONJUNTO DE BANDEJAS LISA DE DISTRIBUCION



CONSEJO ANDALUZ DE COLEGIOS DE INGENIEROS TÉCNICOS INDUSTRIALES

COLEGIO DE CÁDIZ

VISADO PROFESIONAL

Colegiado Nº: 1389

JOSE MARTINEZ BUJEQUE

FECHA: 12/06/2017

VISADO Nº: 3168 / 2017

PROYECTO:

PROYECTO DE INSTLACIÓN ELÉCTRICA EN CENTRO DE EDUCACION INFANTIL Y PRIMARIA SANTA AMELIA EN CRTA. LOMA LARGA 20, EN CEUTA

FECHA:

06/2017

PLANO:

CANALIZACIÓN – INFANTIL

ESCALA:

1:250

PROMOTOR:

CIUDAD AUTONOMA DE CEUTA

PROYECTADO POR:

gabitec

PLANO Nº

09


CIF:

P1110100C

FDO: JOSE MARTINEZ BUJEQUE
INGENIERO TEC. INDUSTRIAL
1389 COPITI CADIZ

Gabitec Instalaciones S.L.

Alda. España, 3
51002 Ceuta

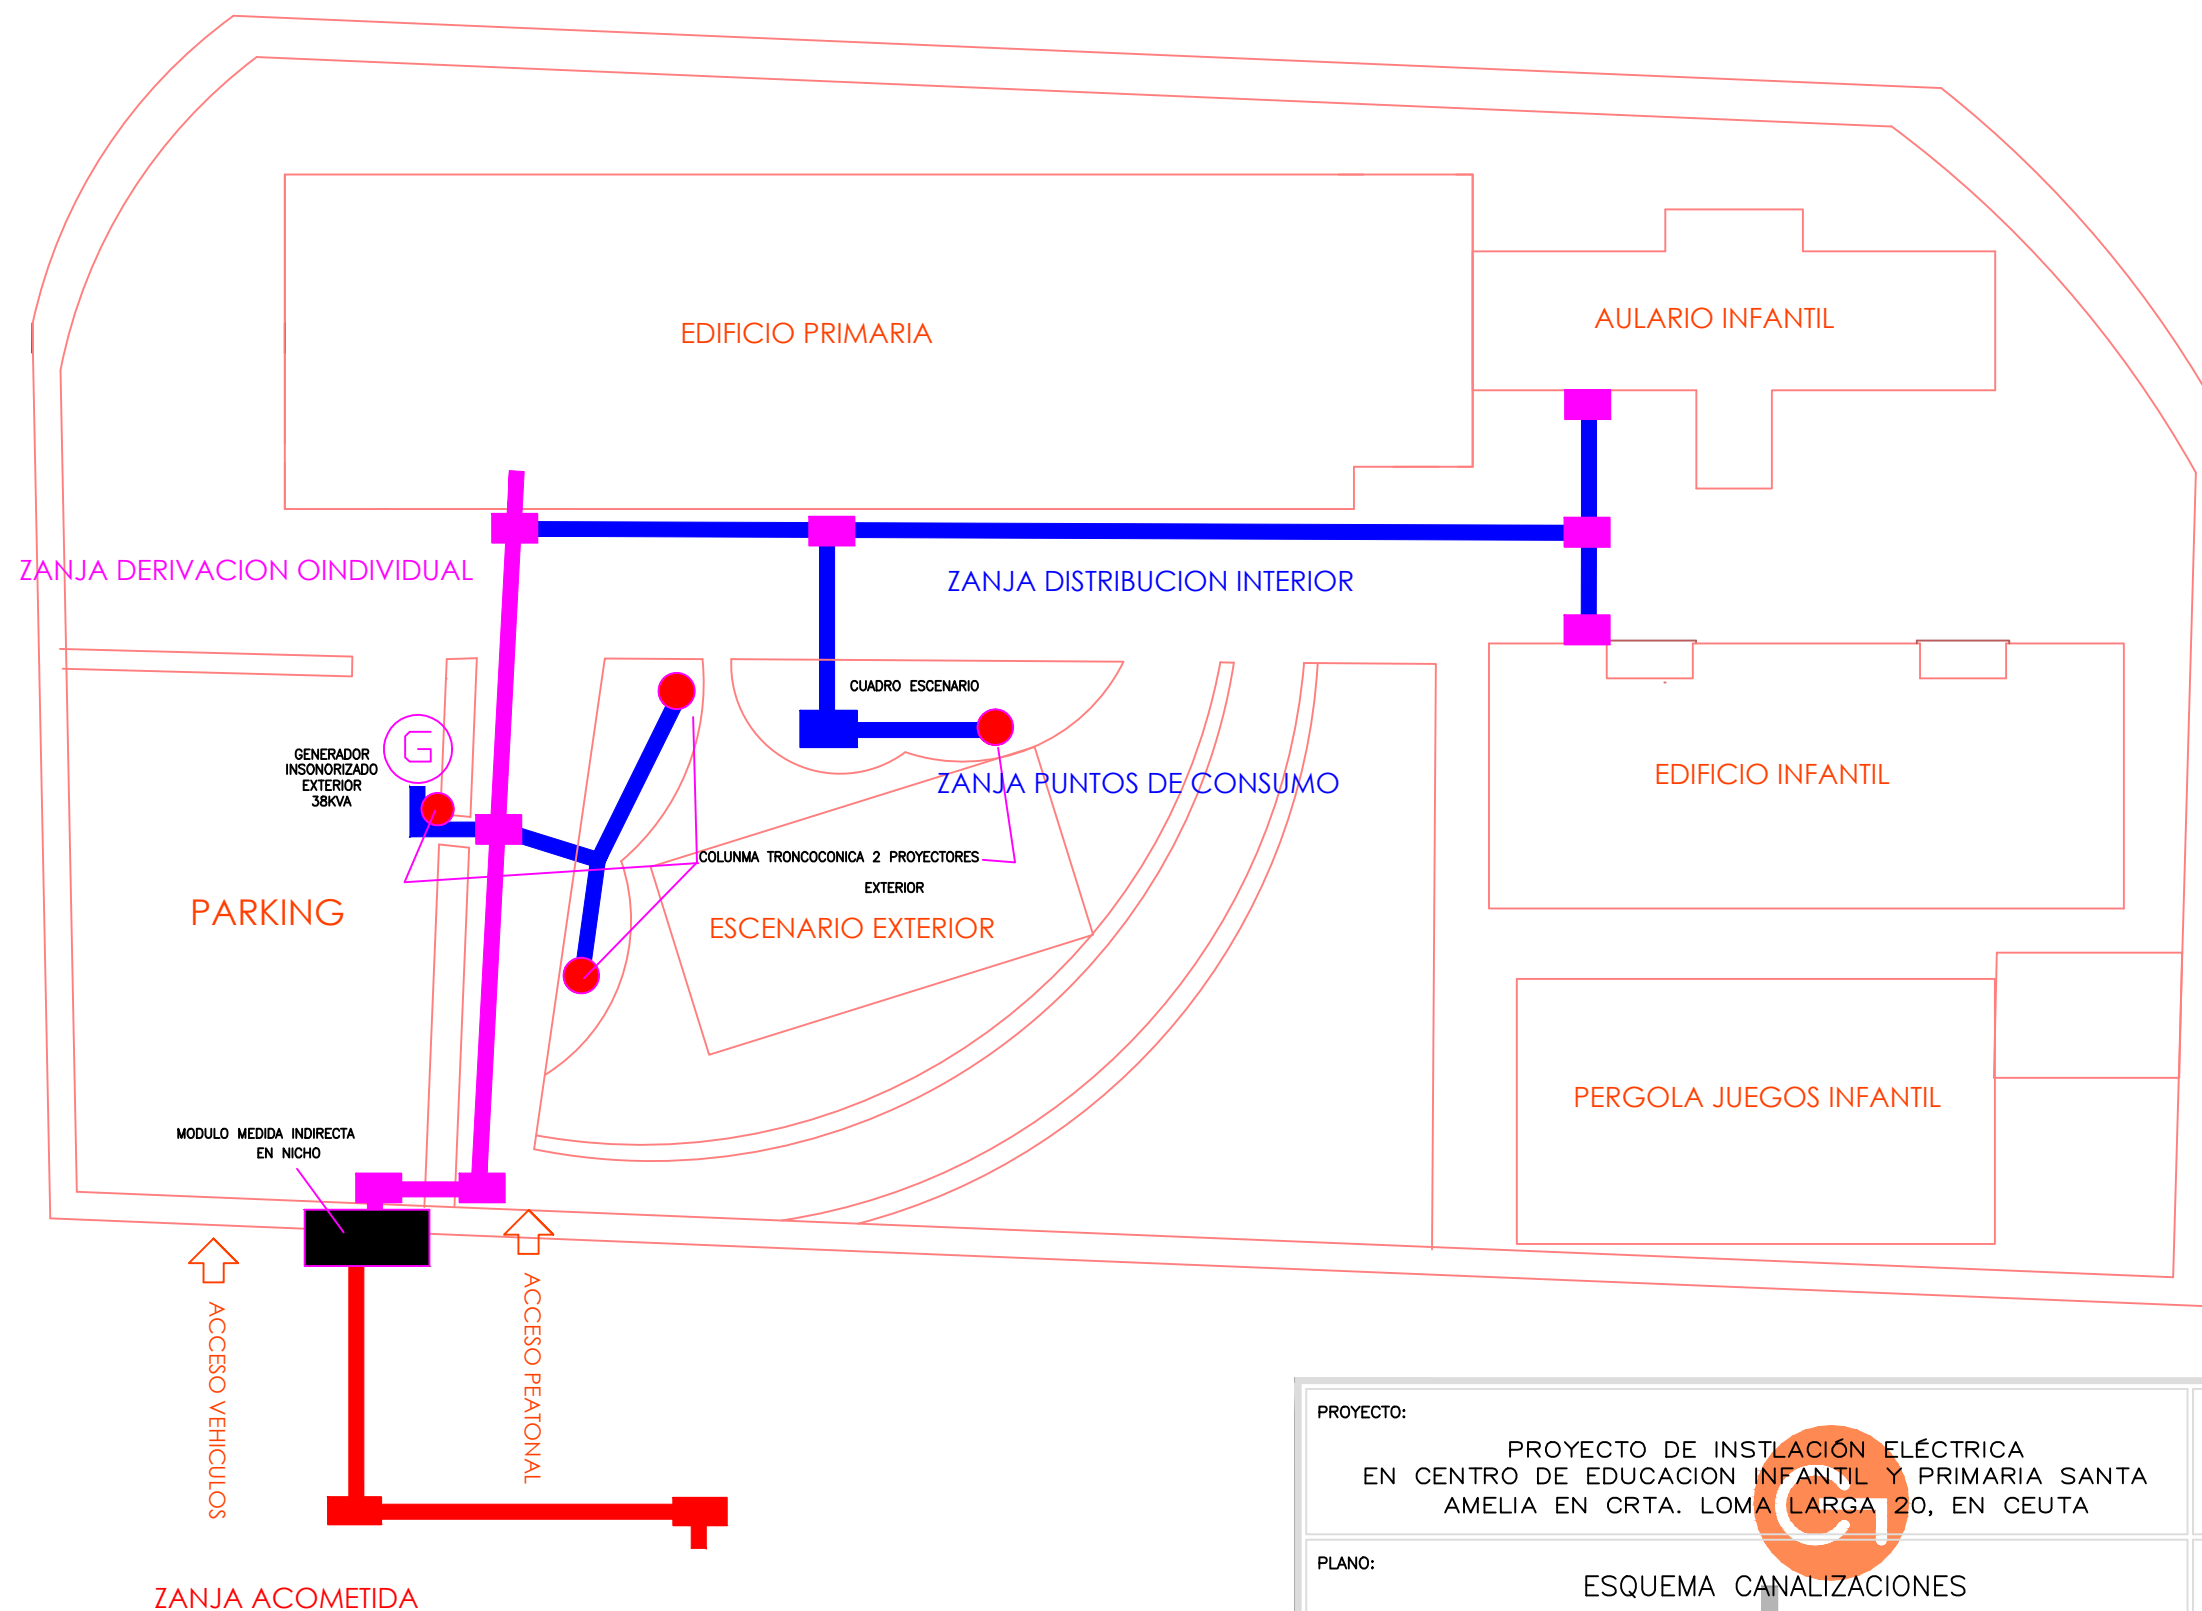


 CONSEJO ANDALUZ DE COLEGIOS DE INGENIEROS TÉCNICOS INDUSTRIALES COLEGIO DE CÁDIZ	
VISADO PROFESIONAL	
Colegiado N°: 1389	
JOSE MARTINEZ BUJEQUE	
FECHA: 12/06/2017	
VISADO N°: 3168 / 2017	

PROYECTO: PROYECTO DE INSTALACIÓN ELÉCTRICA EN CENTRO DE EDUCACION INFANTIL Y PRIMARIA SANTA AMELIA EN CRTA. LOMA LARGA 20, EN CEUTA		FECHA: 06/2017
PLANO: ESQUEMA CANALIZACIONES		ESCALA: S/ESCALA
PROMOTOR: CIUDAD AUTONOMA DE CEUTA	PROYECTADO POR: FDO: JOSE MARTINEZ BUJEQUE INGENIERO TEC. INDUSTRIAL 1389 COPITI CADIZ	PLANO N° 10
CIF: P1110100C		

Gabitec Instalaciones S.L.
Avda. España, 3
51002 Ceuta

CUADRO GENERAL
C.GENERAL

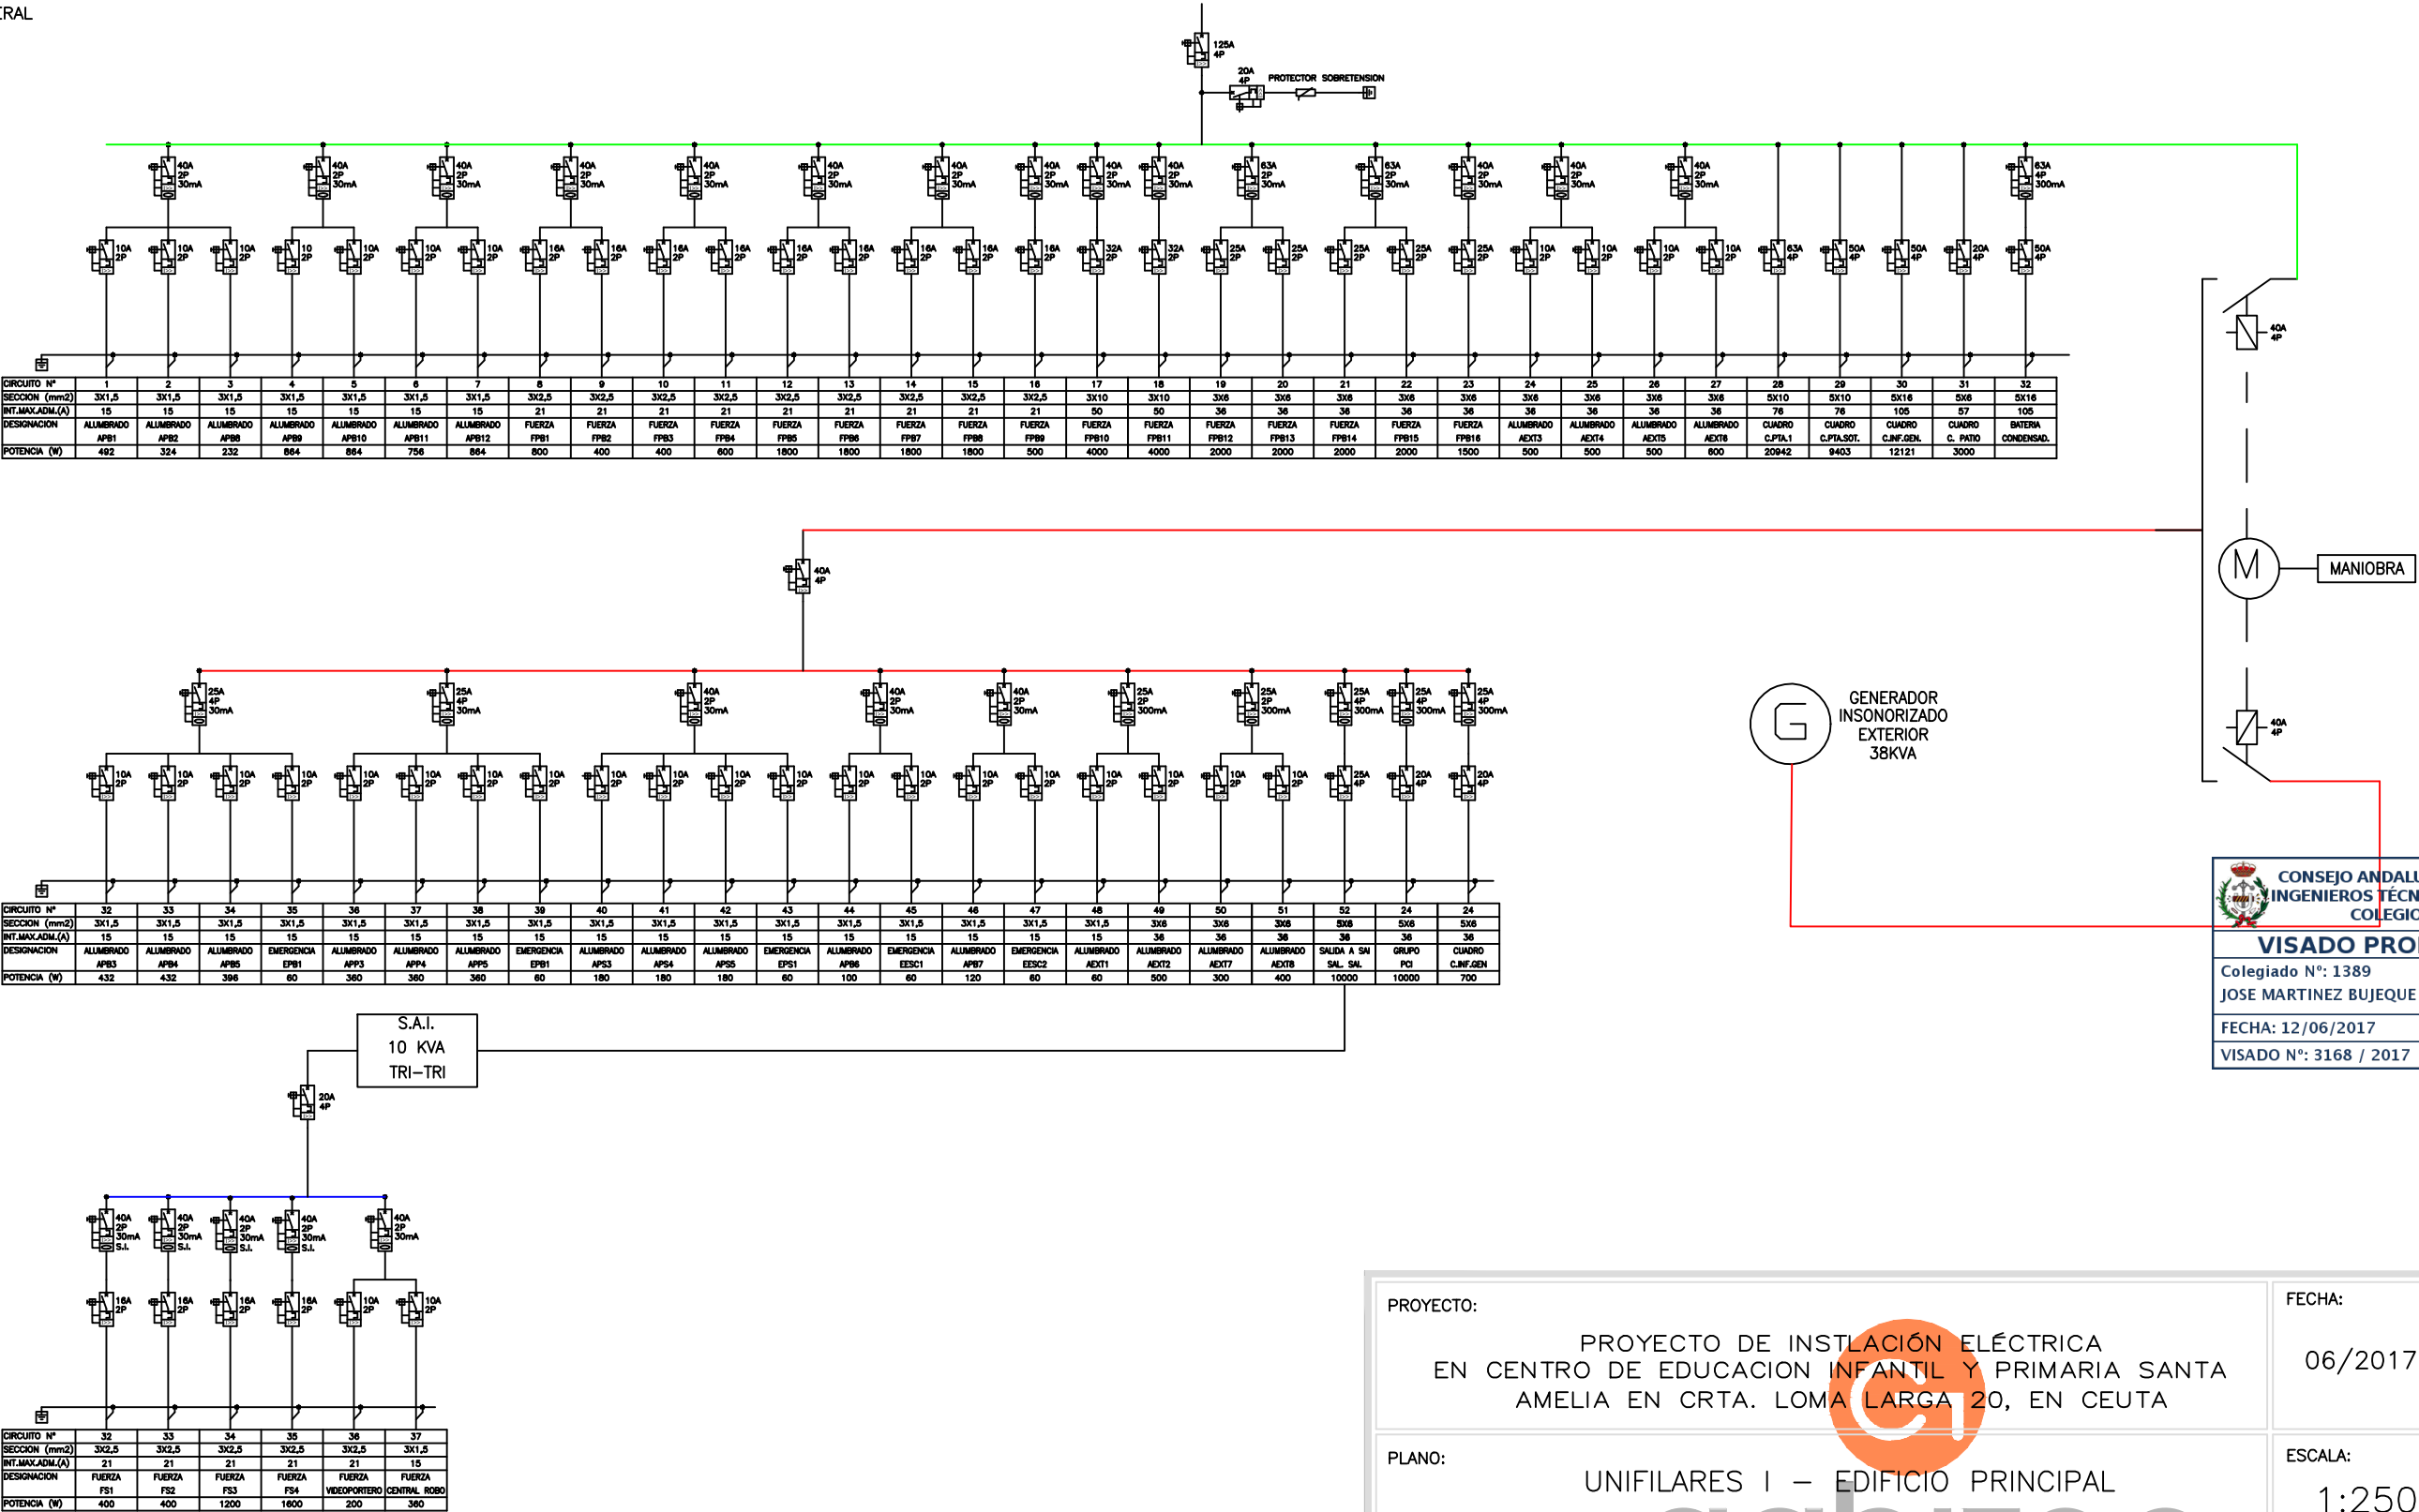

CONSEJO ANDALUZ DE COLEGIOS DE INGENIEROS TÉCNICOS INDUSTRIALES
COLEGIO DE CÁDIZ

VISADO PROFESIONAL

Colegiado N°: 1389
JOSE MARTINEZ BUJEQUE

FECHA: 12/06/2017
VISADO N°: 3168 / 2017

PROYECTO: PROYECTO DE INSTALACIÓN ELÉCTRICA EN CENTRO DE EDUCACION INFANTIL Y PRIMARIA SANTA AMELIA EN CRTA. LOMA LARGA 20, EN CEUTA

FECHA: 06/2017

PLANO: UNIFILARES I – EDIFICIO PRINCIPAL

ESCALA: 1:250

PROMOTOR: CIUDAD AUTONOMA DE CEUTA

PROYECTADO POR: gabitec

PLANO N° 1 1


CIF: P1110100C

FDO: JOSE MARTINEZ BUJEQUE
INGENIERO TEC. INDUSTRIAL
1389 COPITI CADIZ


Gabitec Instalaciones S.L.
Avda. España, 3
51002 Ceuta

VISADO COPITI Cadiz
3168 / 2017


CUADRO PLANTA PRIMERA
C.PTA.1

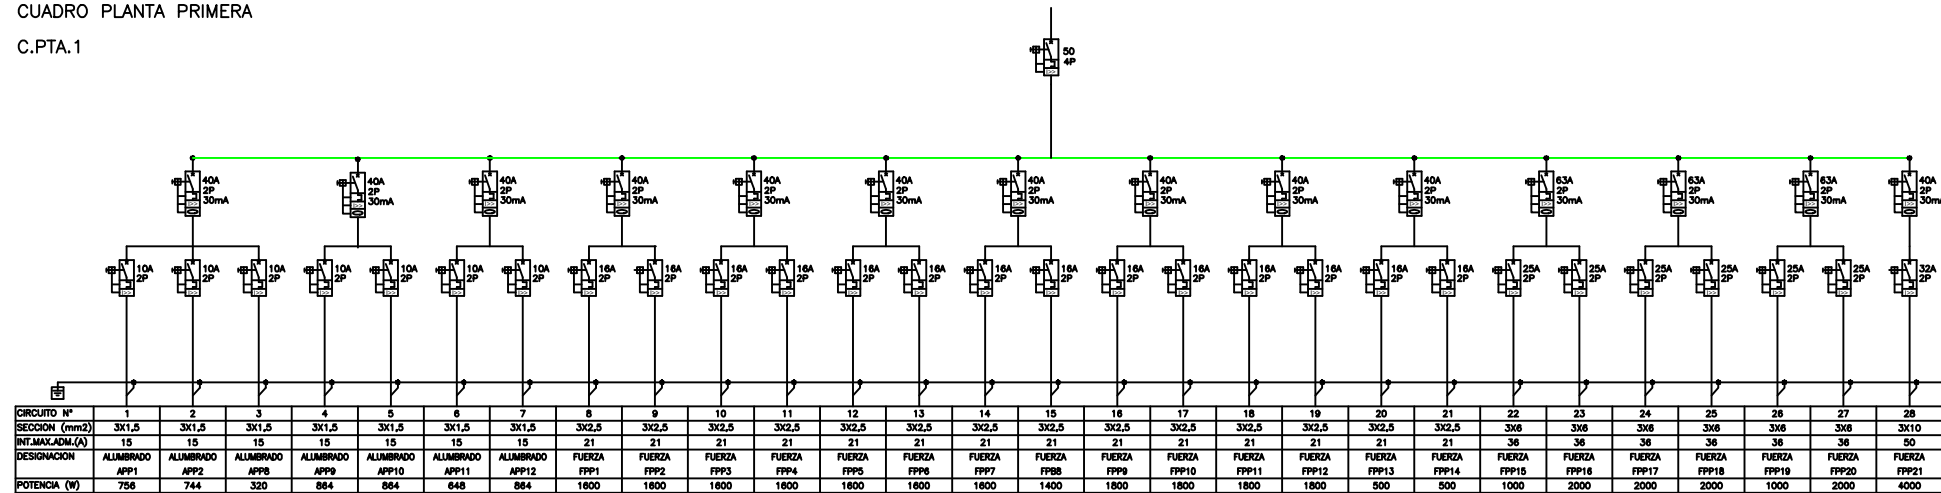

CUADRO PLANTA SOTANO
C.PTA.SOT.

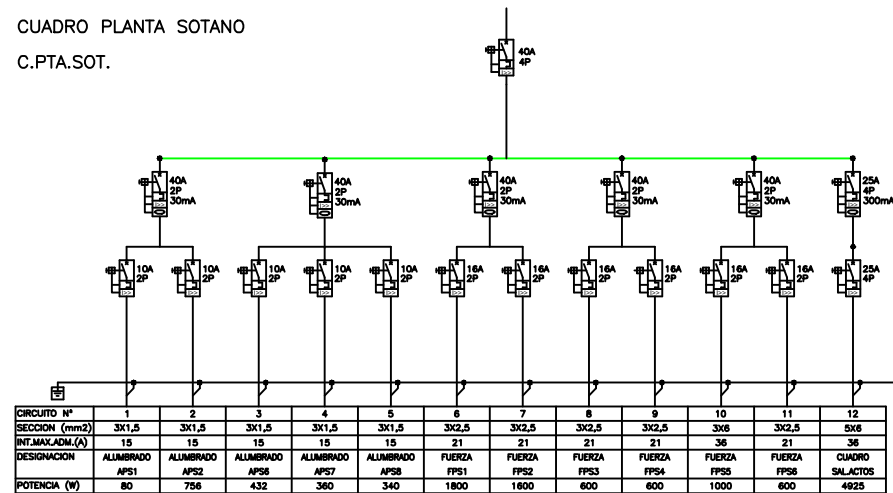


CUADRO SALON DE ACTOS
C.SAL.ACT.

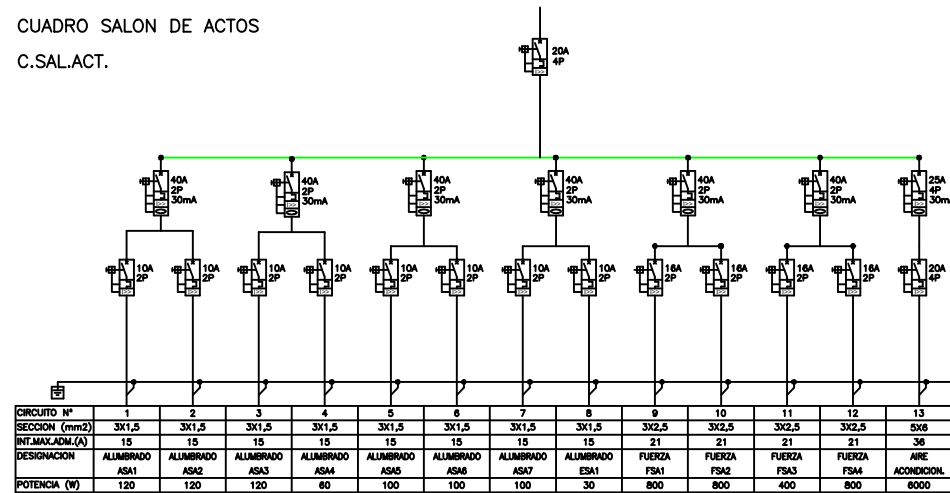

PROYECTO:	PROYECTO DE INSTALACIÓN ELÉCTRICA EN CENTRO DE EDUCACION INFANTIL Y PRIMARIA SANTA AMELIA EN CRTA. LOMA LARGA 20, EN CEUTA		FECHA:	06/2017
PLANO:	UNIFILARES 2 – EDIFICIO PRINCIPAL		ESCALA:	1:250
PROMOTOR:	CIUDAD AUTONOMA DE CEUTA	PROYECTADO POR:	PLANO Nº	
CIF:	P1110100C	FDO: JOSE MARTINEZ BUJEQUE INGENIERO TEC. INDUSTRIAL 1389 COPITI CADIZ		1 2

CUADRO GENERAL INFANTIL

C.INF.GEN.

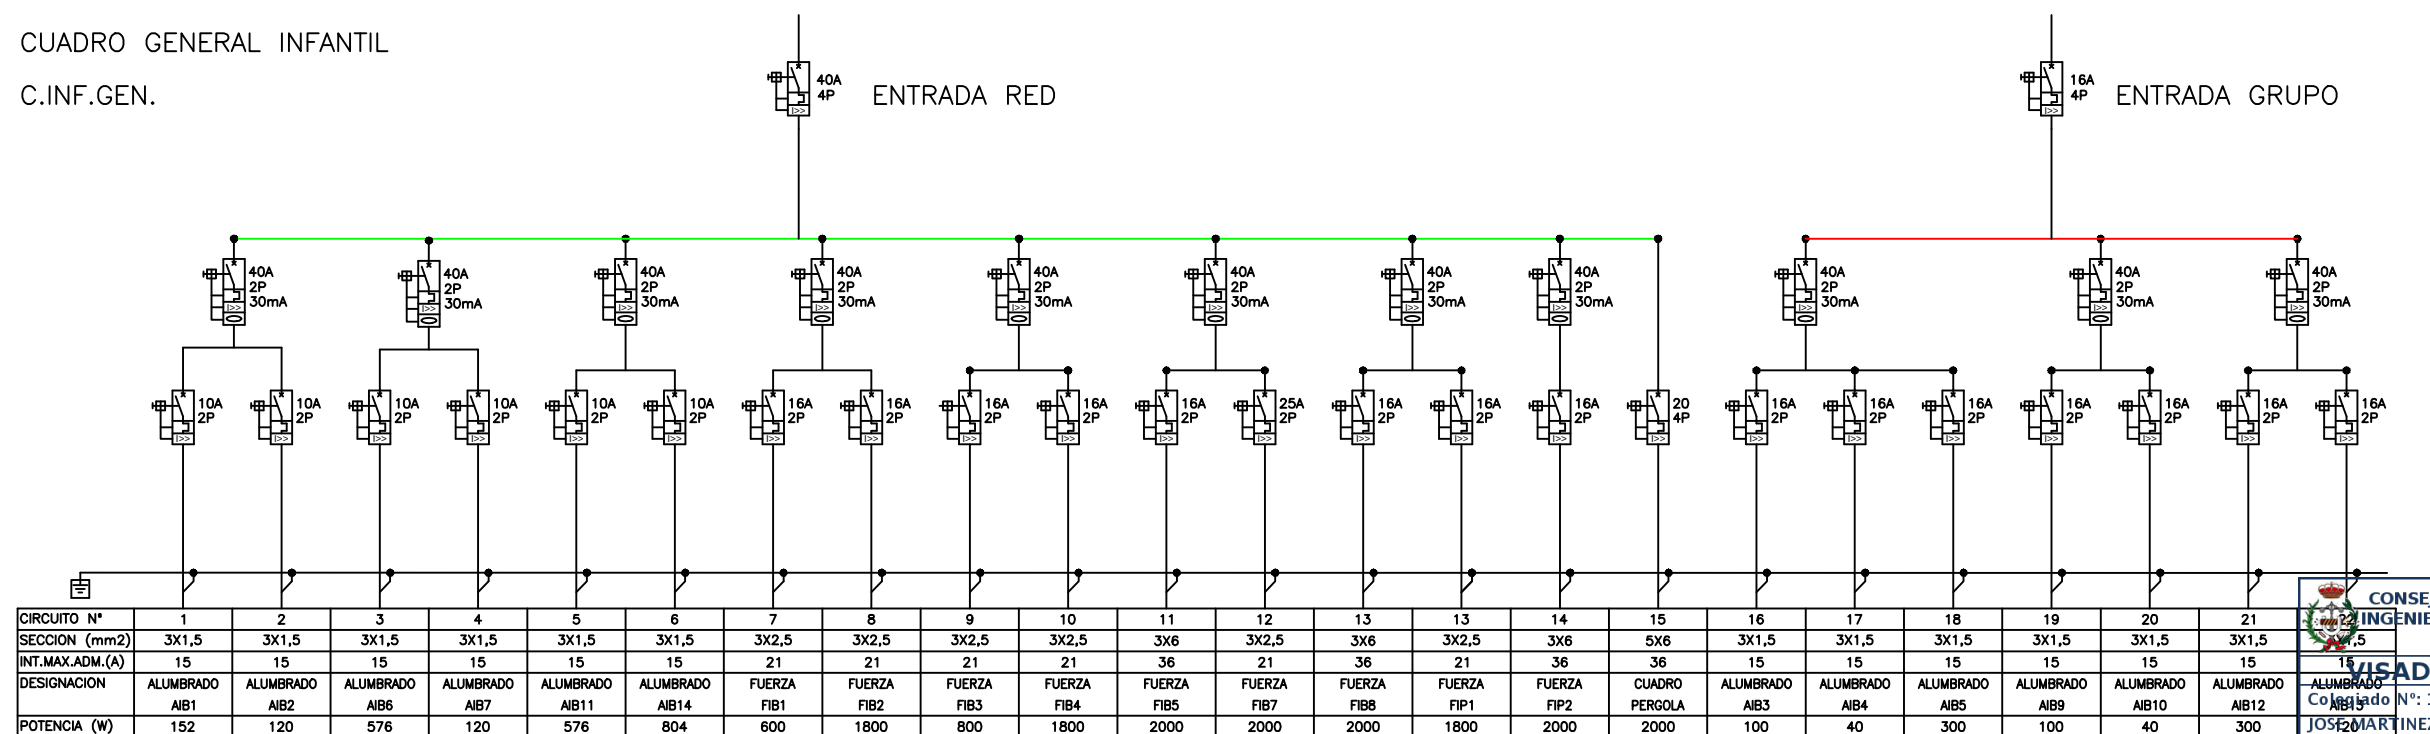

 CONSEJO ANDALUZ DE COLEGIOS DE INGENIEROS TÉCNICOS INDUSTRIALES COLEGIO DE CÁDIZ	
VISADO PROFESIONAL	
Colgado N°: 1389	
JOSÉ MARTÍNEZ BUJEUQUE	
FECHA: 12/06/2017	
VISADO N°: 3168 / 2017	

PROYECTO:	PROYECTO DE INSTALACIÓN ELÉCTRICA EN CENTRO DE EDUCACION INFANTIL Y PRIMARIA SANTA AMELIA EN CRTA. LOMA LARGA 20, EN CEUTA	FECHA:	06/2017
PLANO:	UNIFILARES 3 – INFANTIL	ESCALA:	1:250
PROMOTOR:	CIUDAD AUTONOMA DE CEUTA	PROYECTADO POR:	
CIF:	P1110100C	PLANO N°	13
		FDO: JOSE MARTINEZ BUJEUQUE INGENIERO TEC. INDUSTRIAL 1389 COPITI CADIZ	

Gabitec Instalaciones S.L.
 Avda. España, 3
 51002 Ceuta

VISADO COPITI Cadiz
 3168 / 2017